




PLANTA BAIXA
ÁREA TÉCNICA SUPERIOR
ESCALA: 1/50

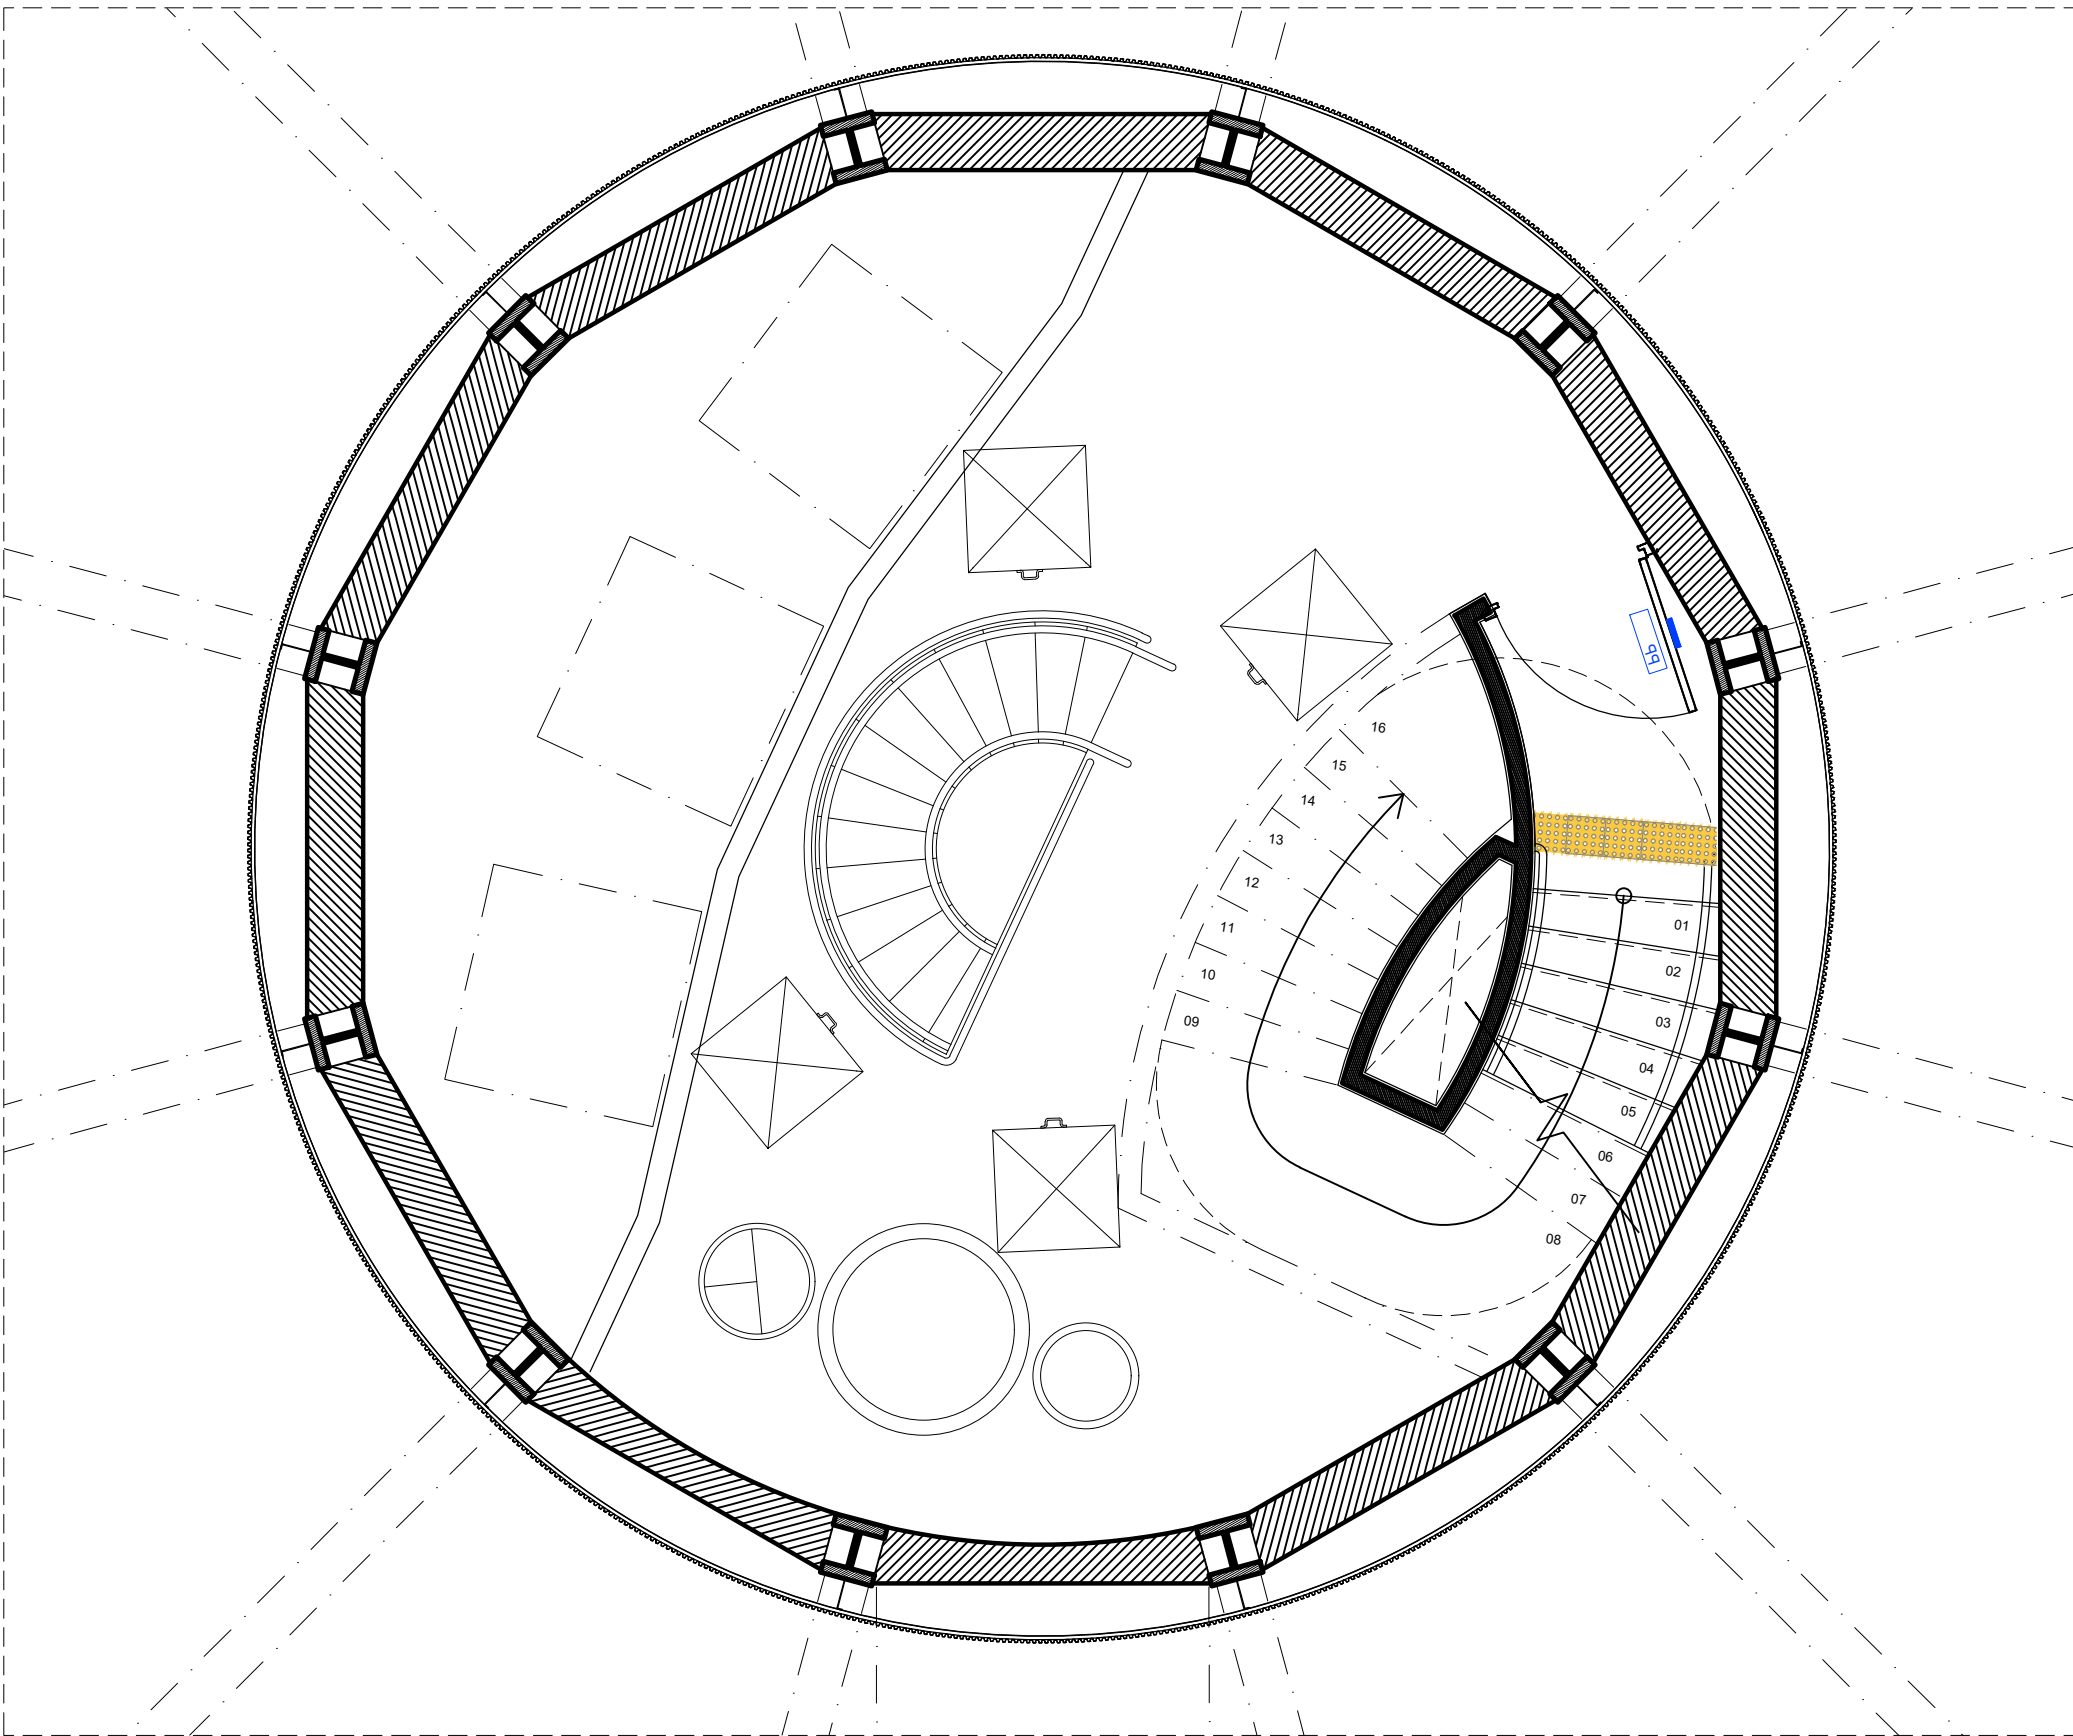

PLANTA BAIXA
POÇO ELEVADORES / CASA DE BOMBAS
ESCALA: 1/50

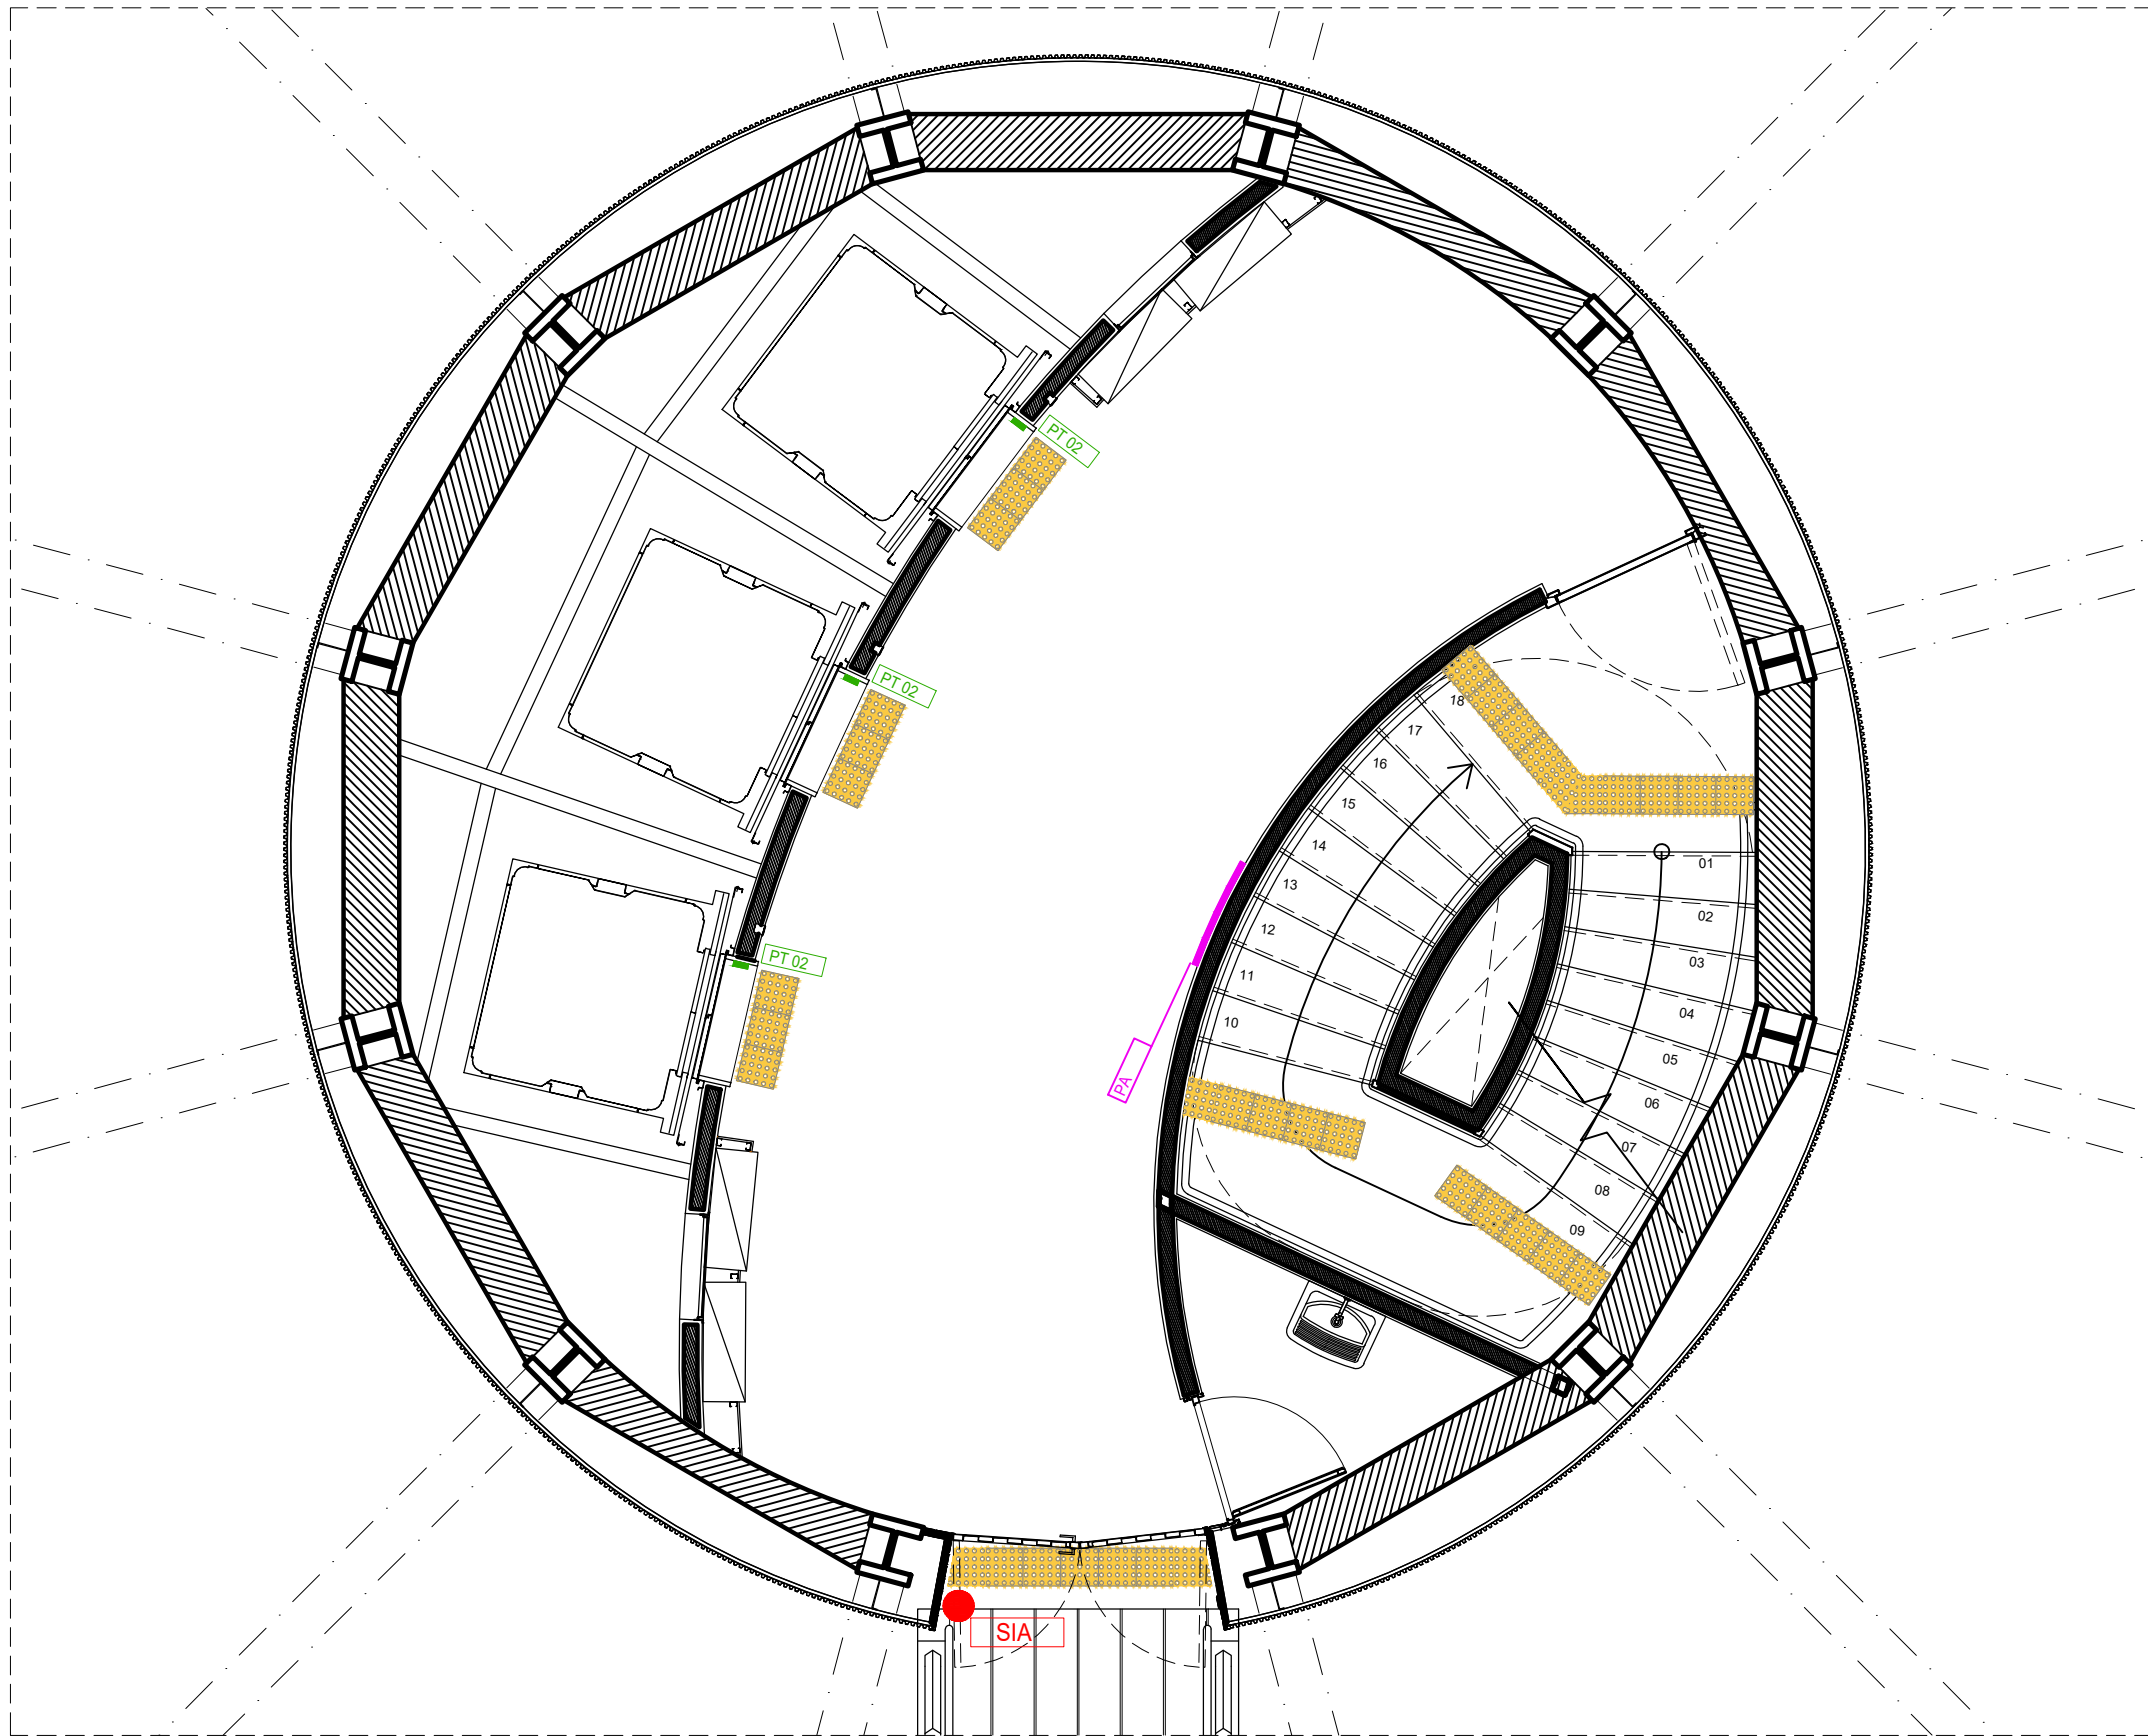

PLANTA BAIXA
2º SUBSOLO
ESCALA: 1/50

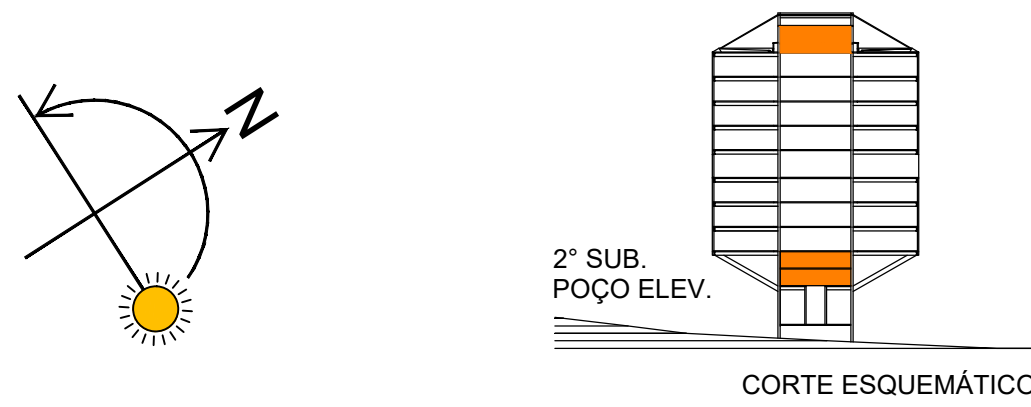

PROPRIETÁRIO: TRIBUNAL REGIONAL ELEITORAL DA BAHIA

RESPONSÁVEL TÉCNICO:

-	-	-	-
-	-	-	-
-	-	-	-
REV. Nº	DATA	RESPONSÁVEL	DESCRIÇÃO



PODER JUDICIÁRIO FEDERAL
TRIBUNAL REGIONAL ELEITORAL DA BAHIA
SECRETARIA DE GESTÃO DE SERVIÇOS
COORDENADORIA DE OBRAS E MANUTENÇÃO PREDIAL
SEÇÃO DE PROJETOS E OBRAS

NOME DA CONSTRUÇÃO
EDIFÍCIO ANEXO III TRE-BA

TIPO SERVIÇO
PROJETO DE REFORMA

ENDERECO DA OBRA
PRIMEIRA AVENIDA - CENTRO ADMINISTRATIVO DA BAHIA

MUNICIPIO
SALVADOR-BA

IDENTIFICAÇÃO DA PLANTA
PROJETO EXECUTIVO DE REFORMA - 3º ETAPA
PLANTA BAIXA - ACESSIBILIDADE / COMUNICAÇÃO - POÇO ELEVADOR E 2º SUBSOLO E DETALHES

RESPONSÁVEL TÉCNICO ARQ. ADRIANO RIBEIRO LEITE	CAU / CREA A48581-0	TIPO PROJETO ARQUITETURA
DESENHO ADRIANO LEITE	ARQUIVO AR-TREBA-ANEXOIII-CONST.DEMO.DWG	PRANCHAS
ESCALA 1/50	DATA NOVEMBRO 2024	REVISÃO 00

AC 01