


PLANTA BAIXA - SUBSOLO
ESCALA 1:100



PLANTA BAIXA - TÉRREO
ESCALA 1:100


LEGENDA:

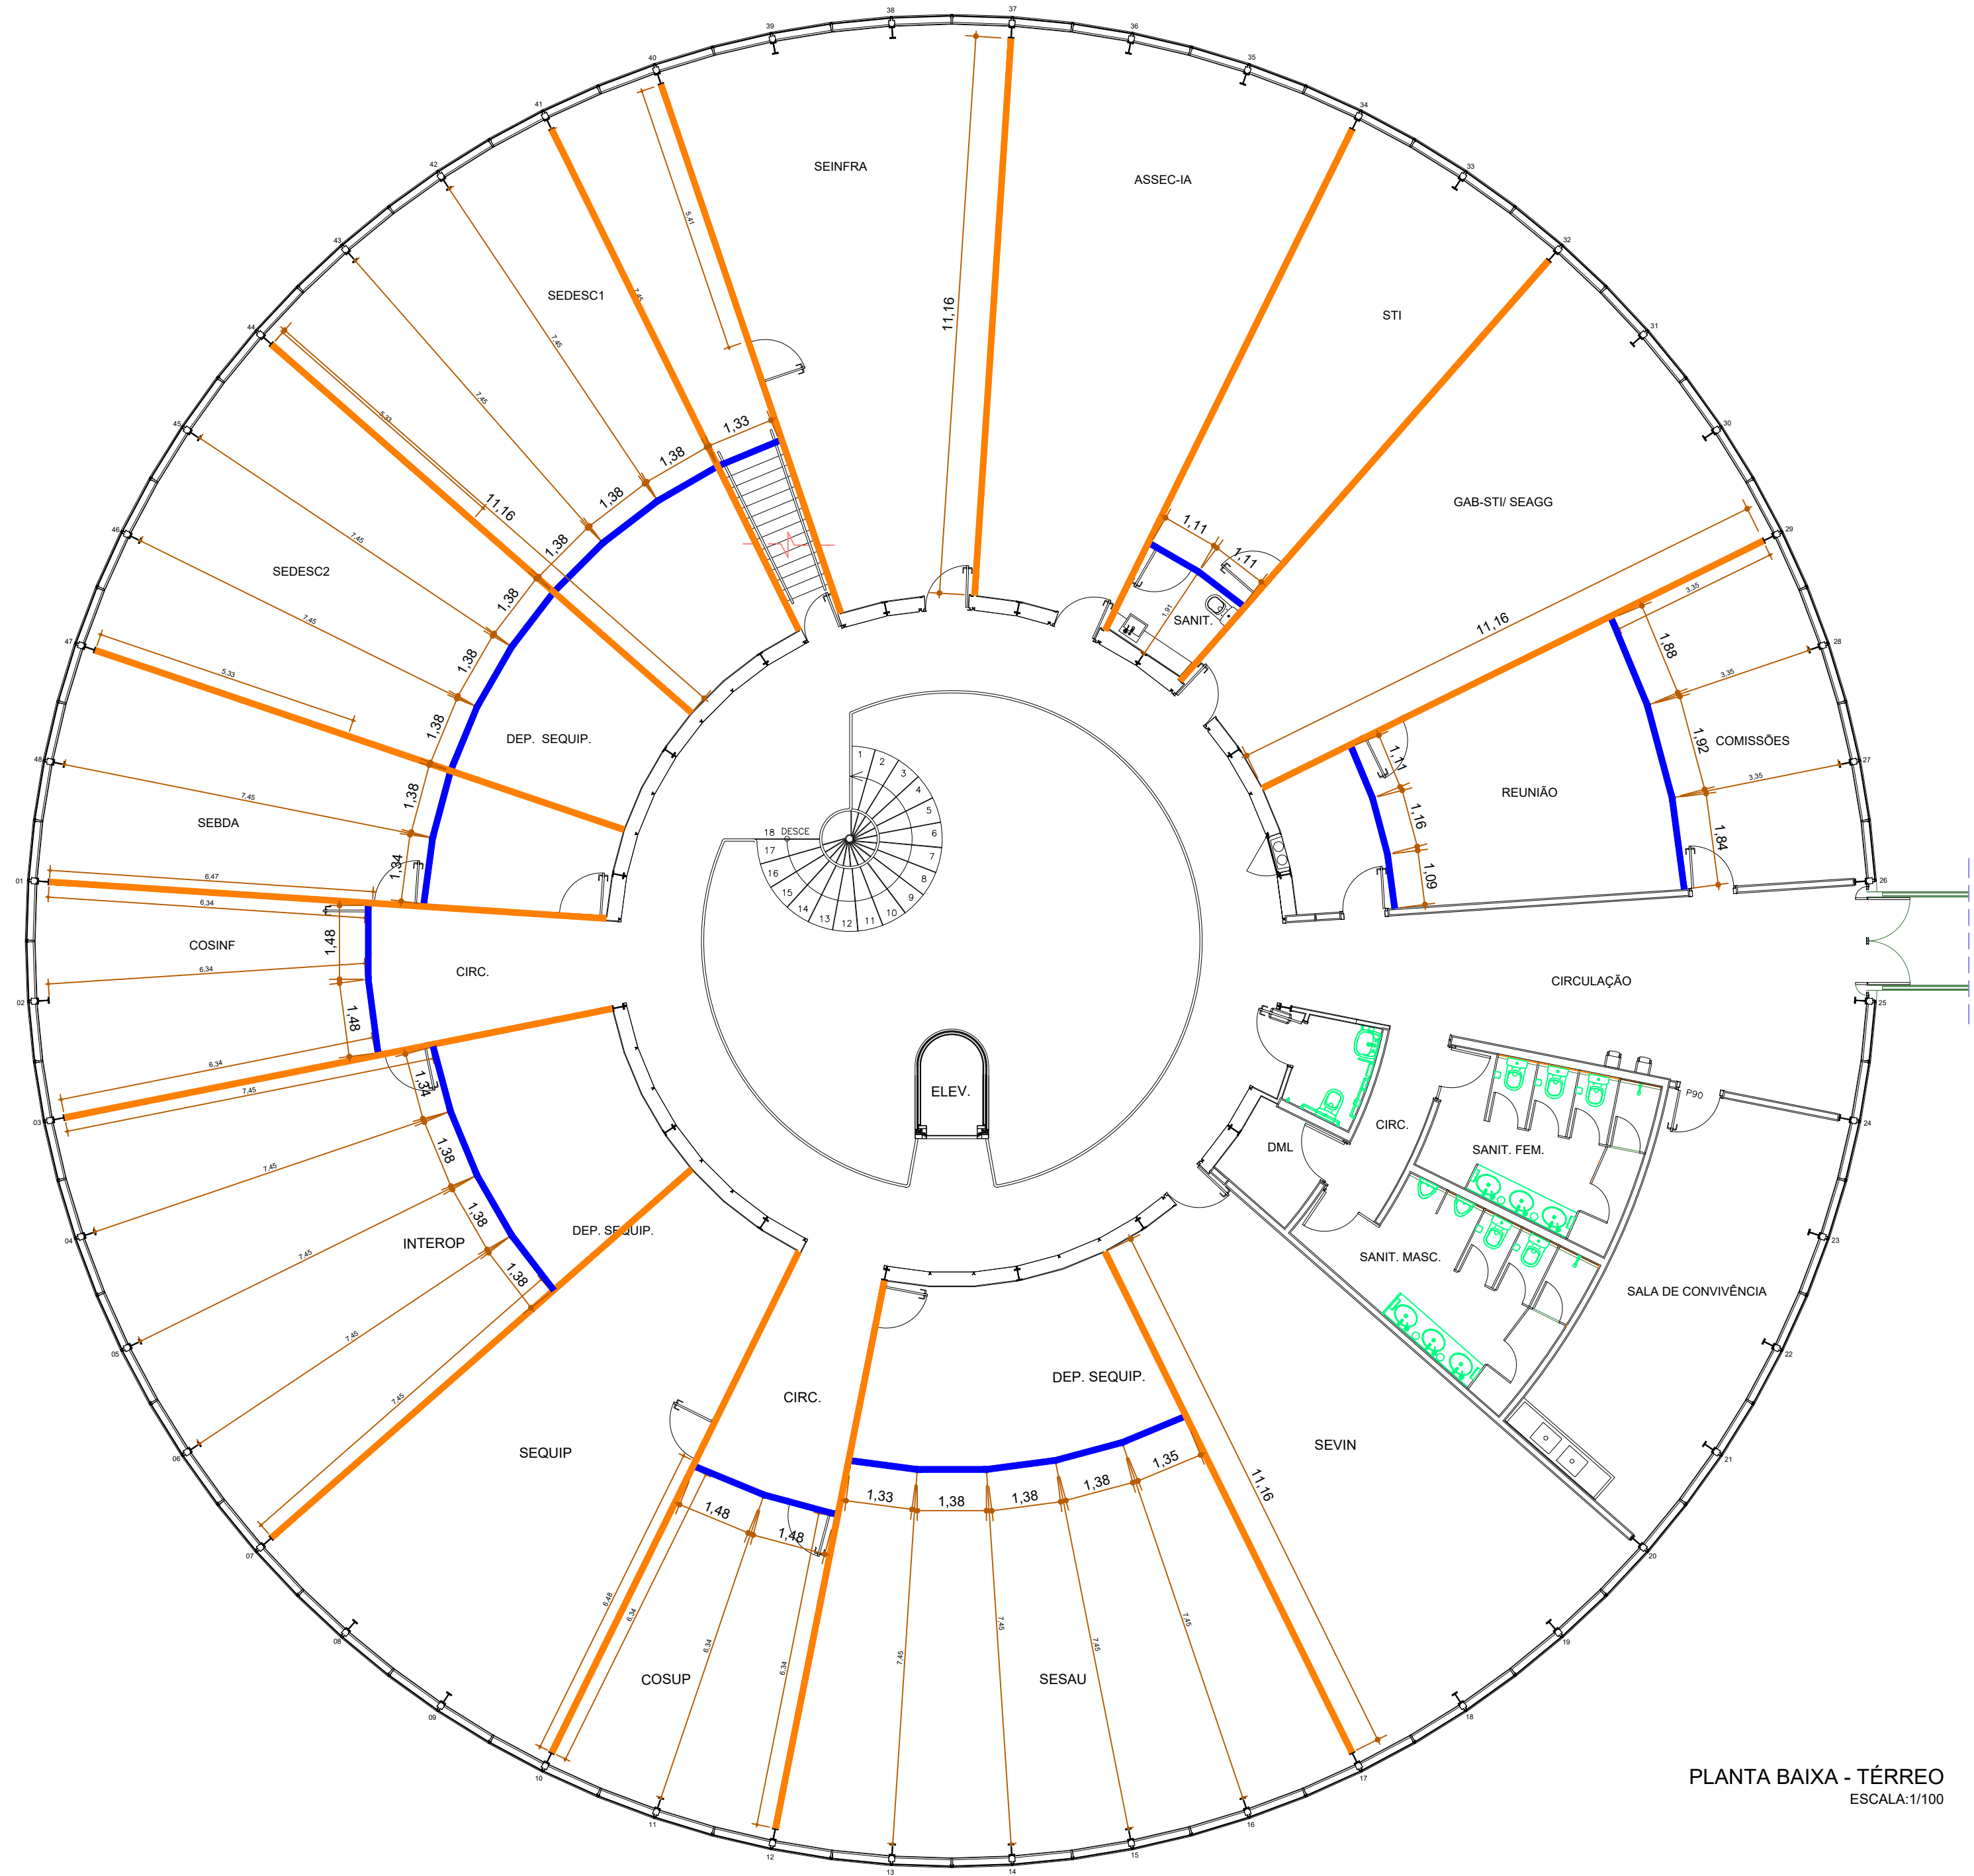


CALHA SOB VIGA RADIAL




CALHA "VN" VIGA TRANSVERSAL

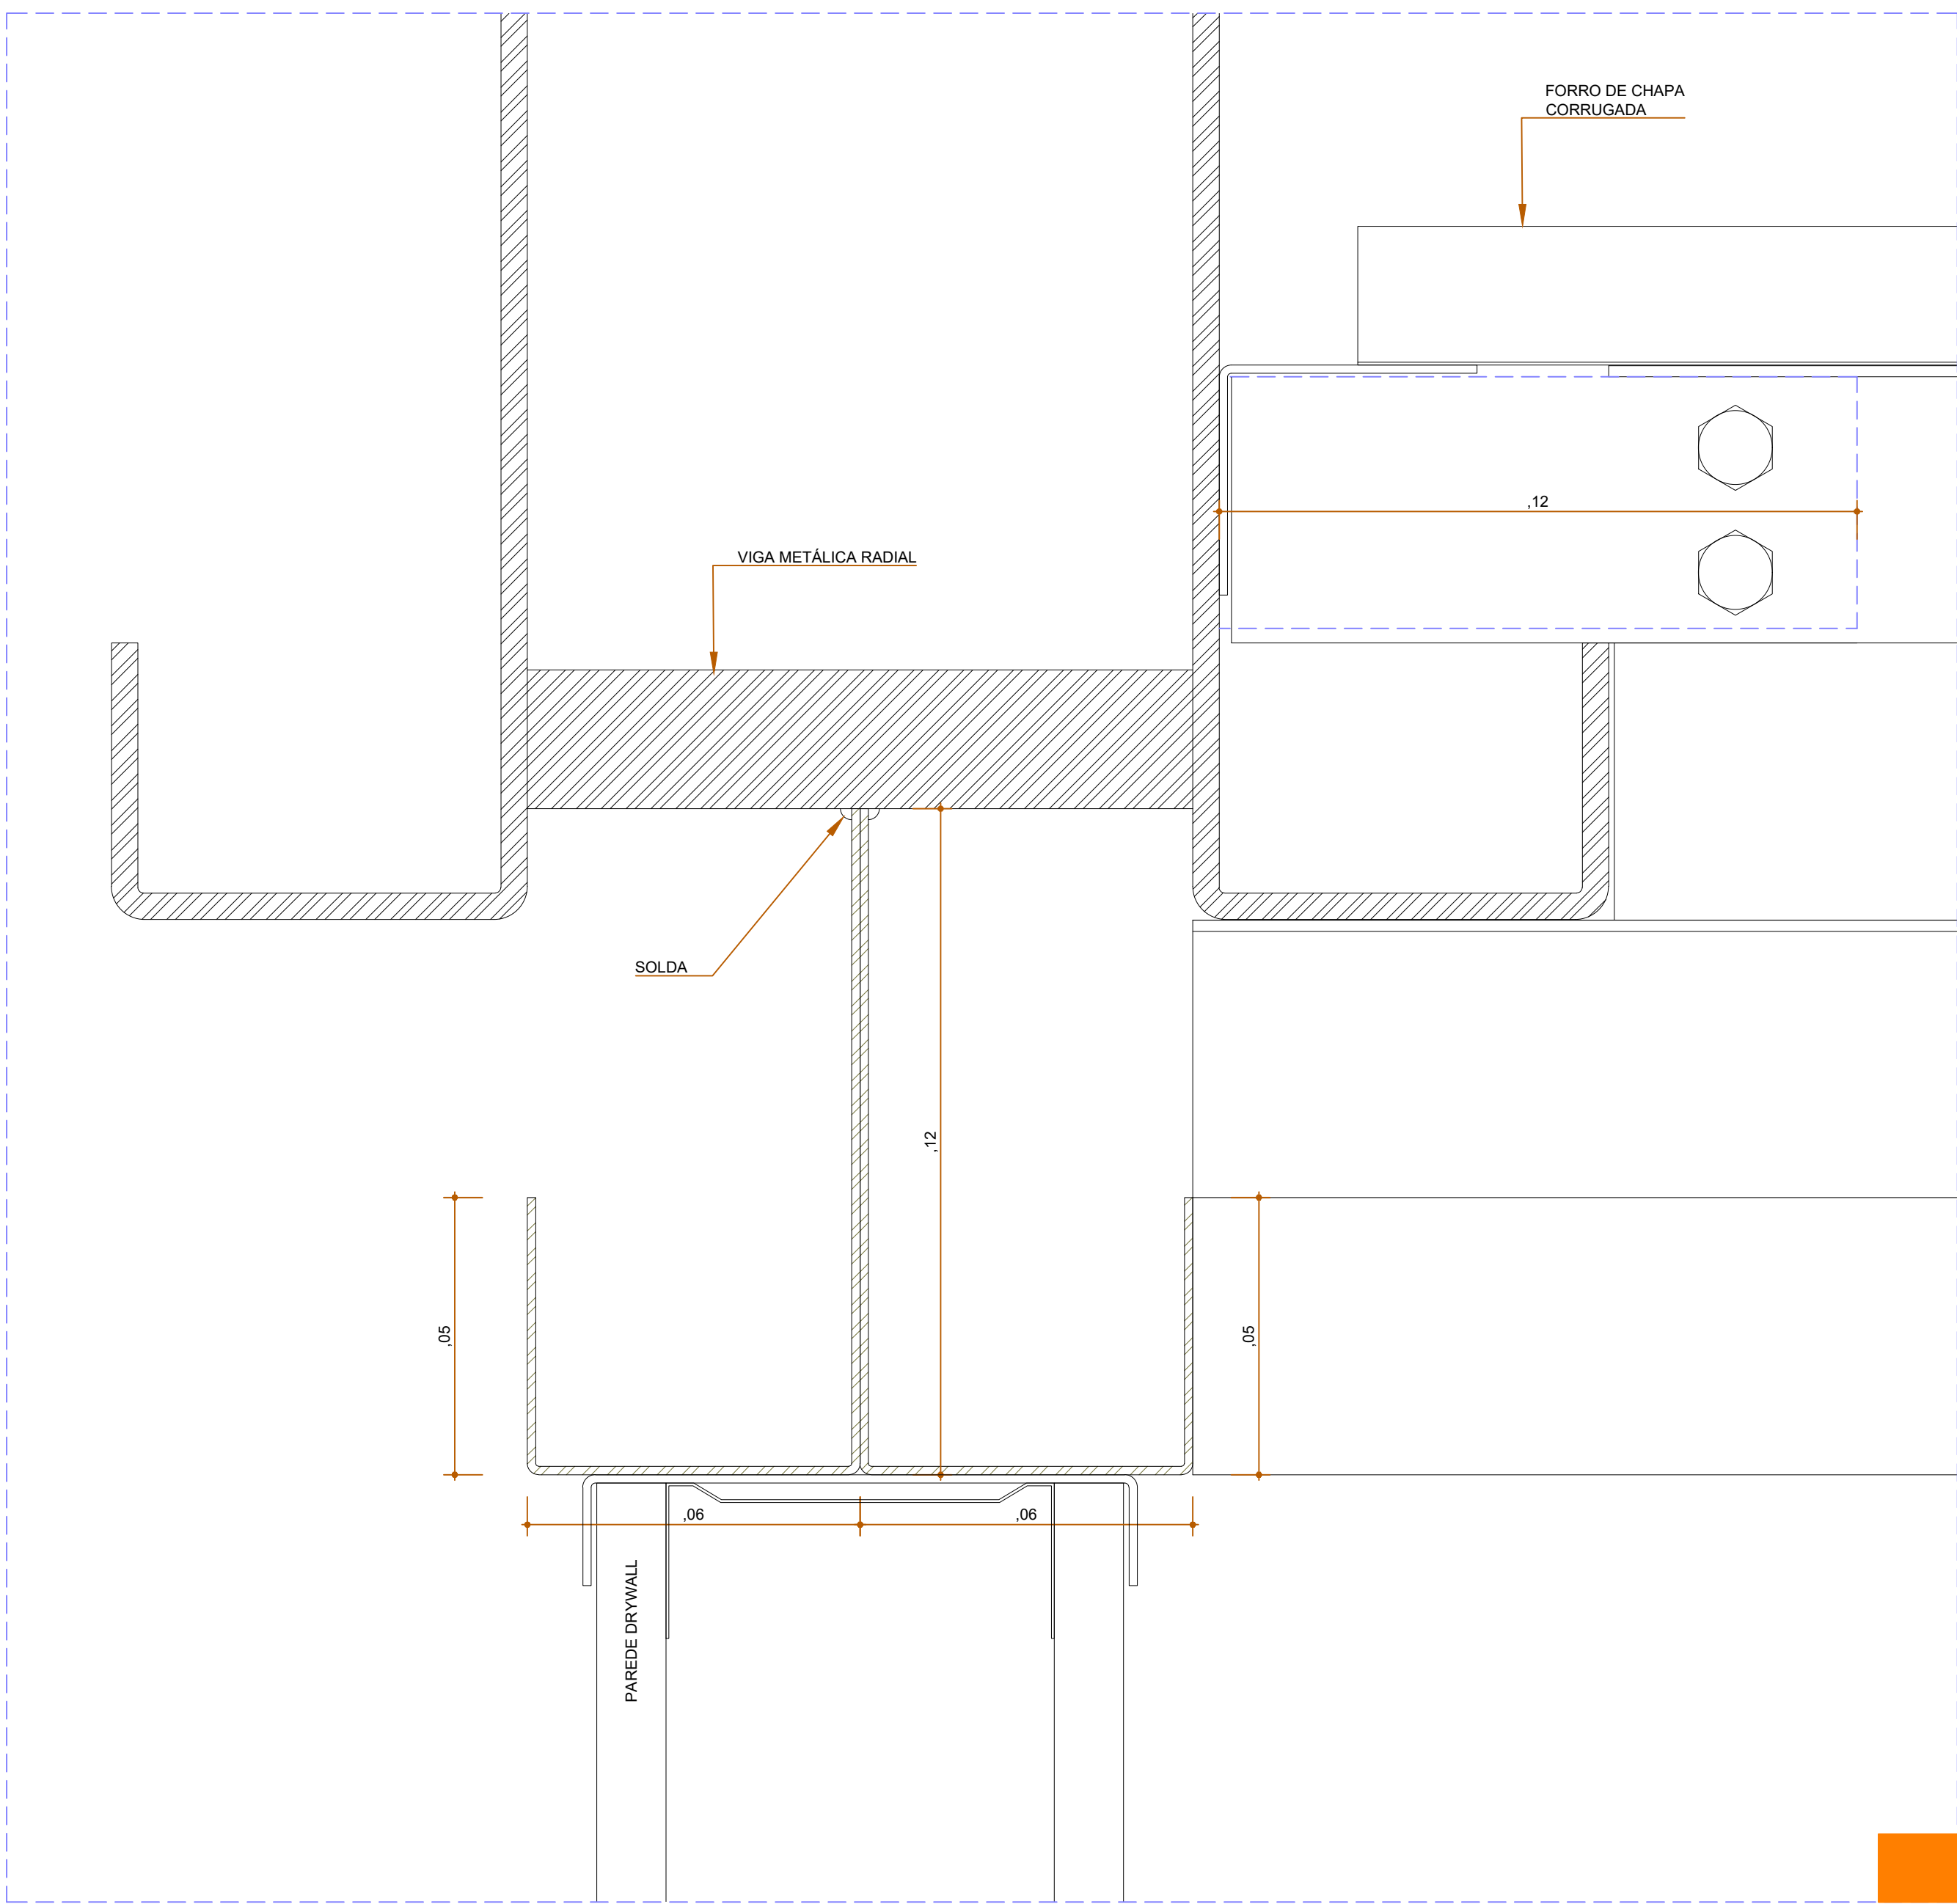

CORTE CALHA - SOB VIGA RADIAL
ESCALA 1:1

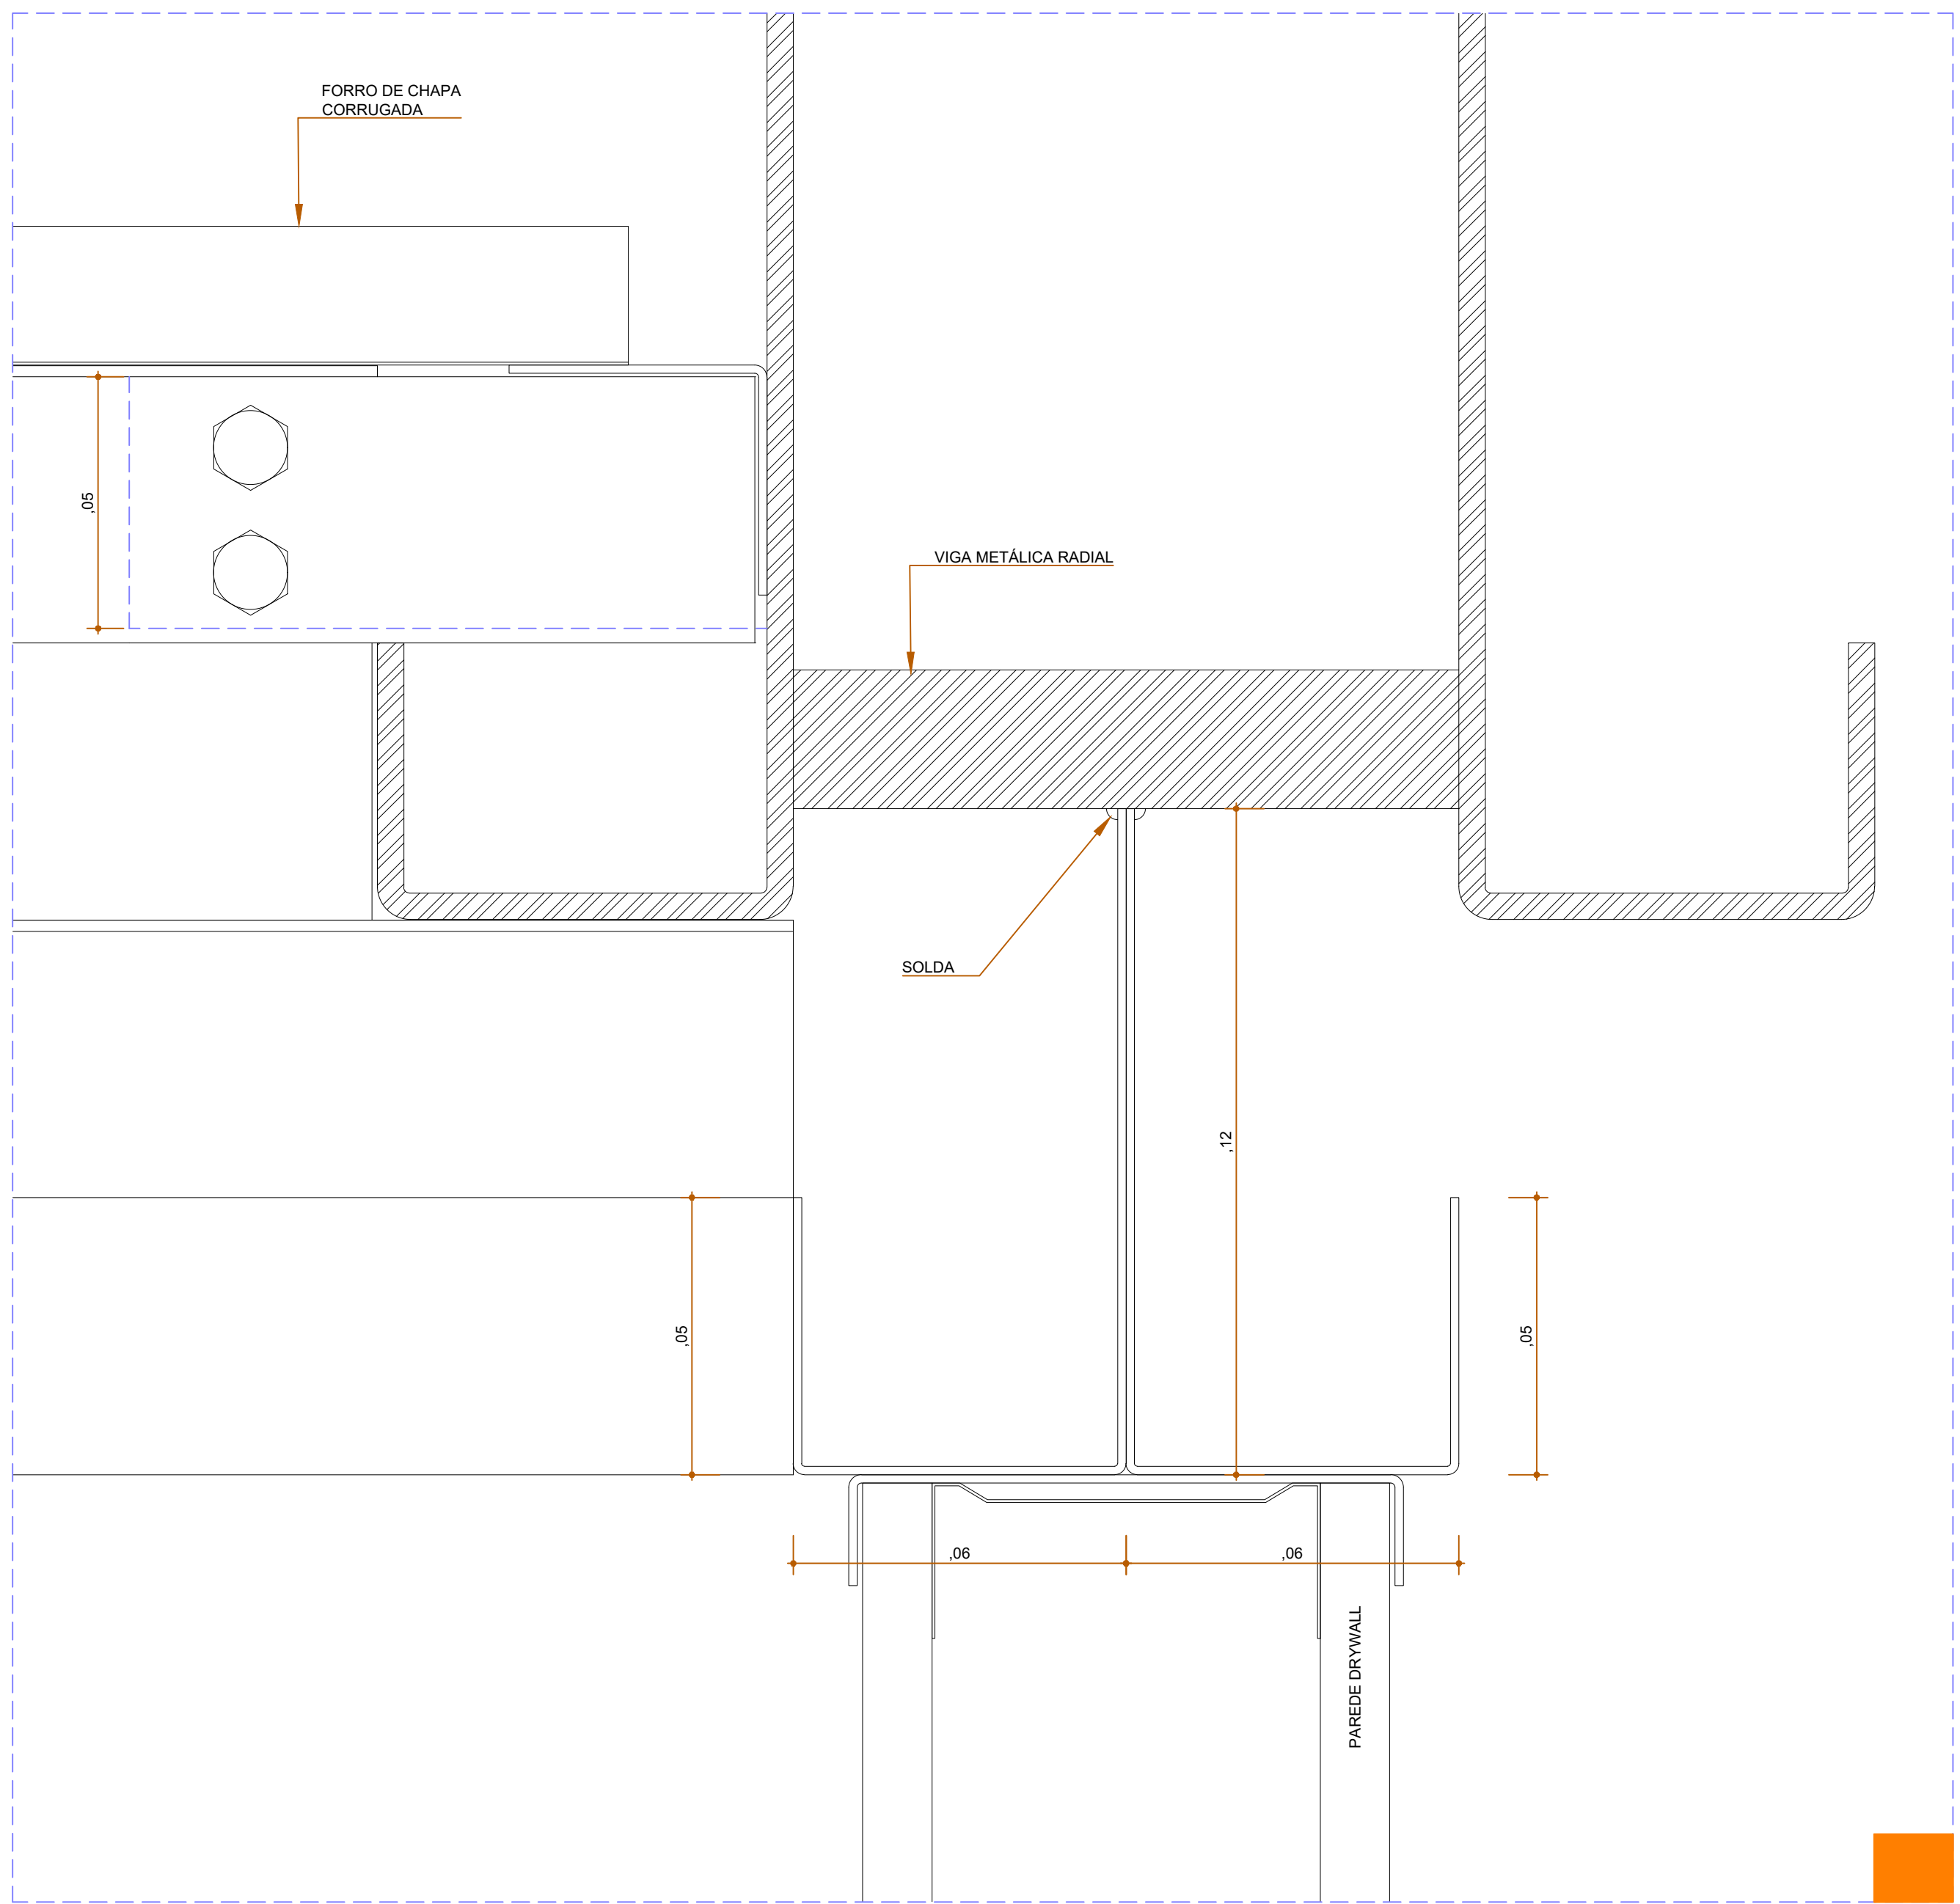

CORTE CALHA - SOB VIGA RADIAL
ESCALA 1:1

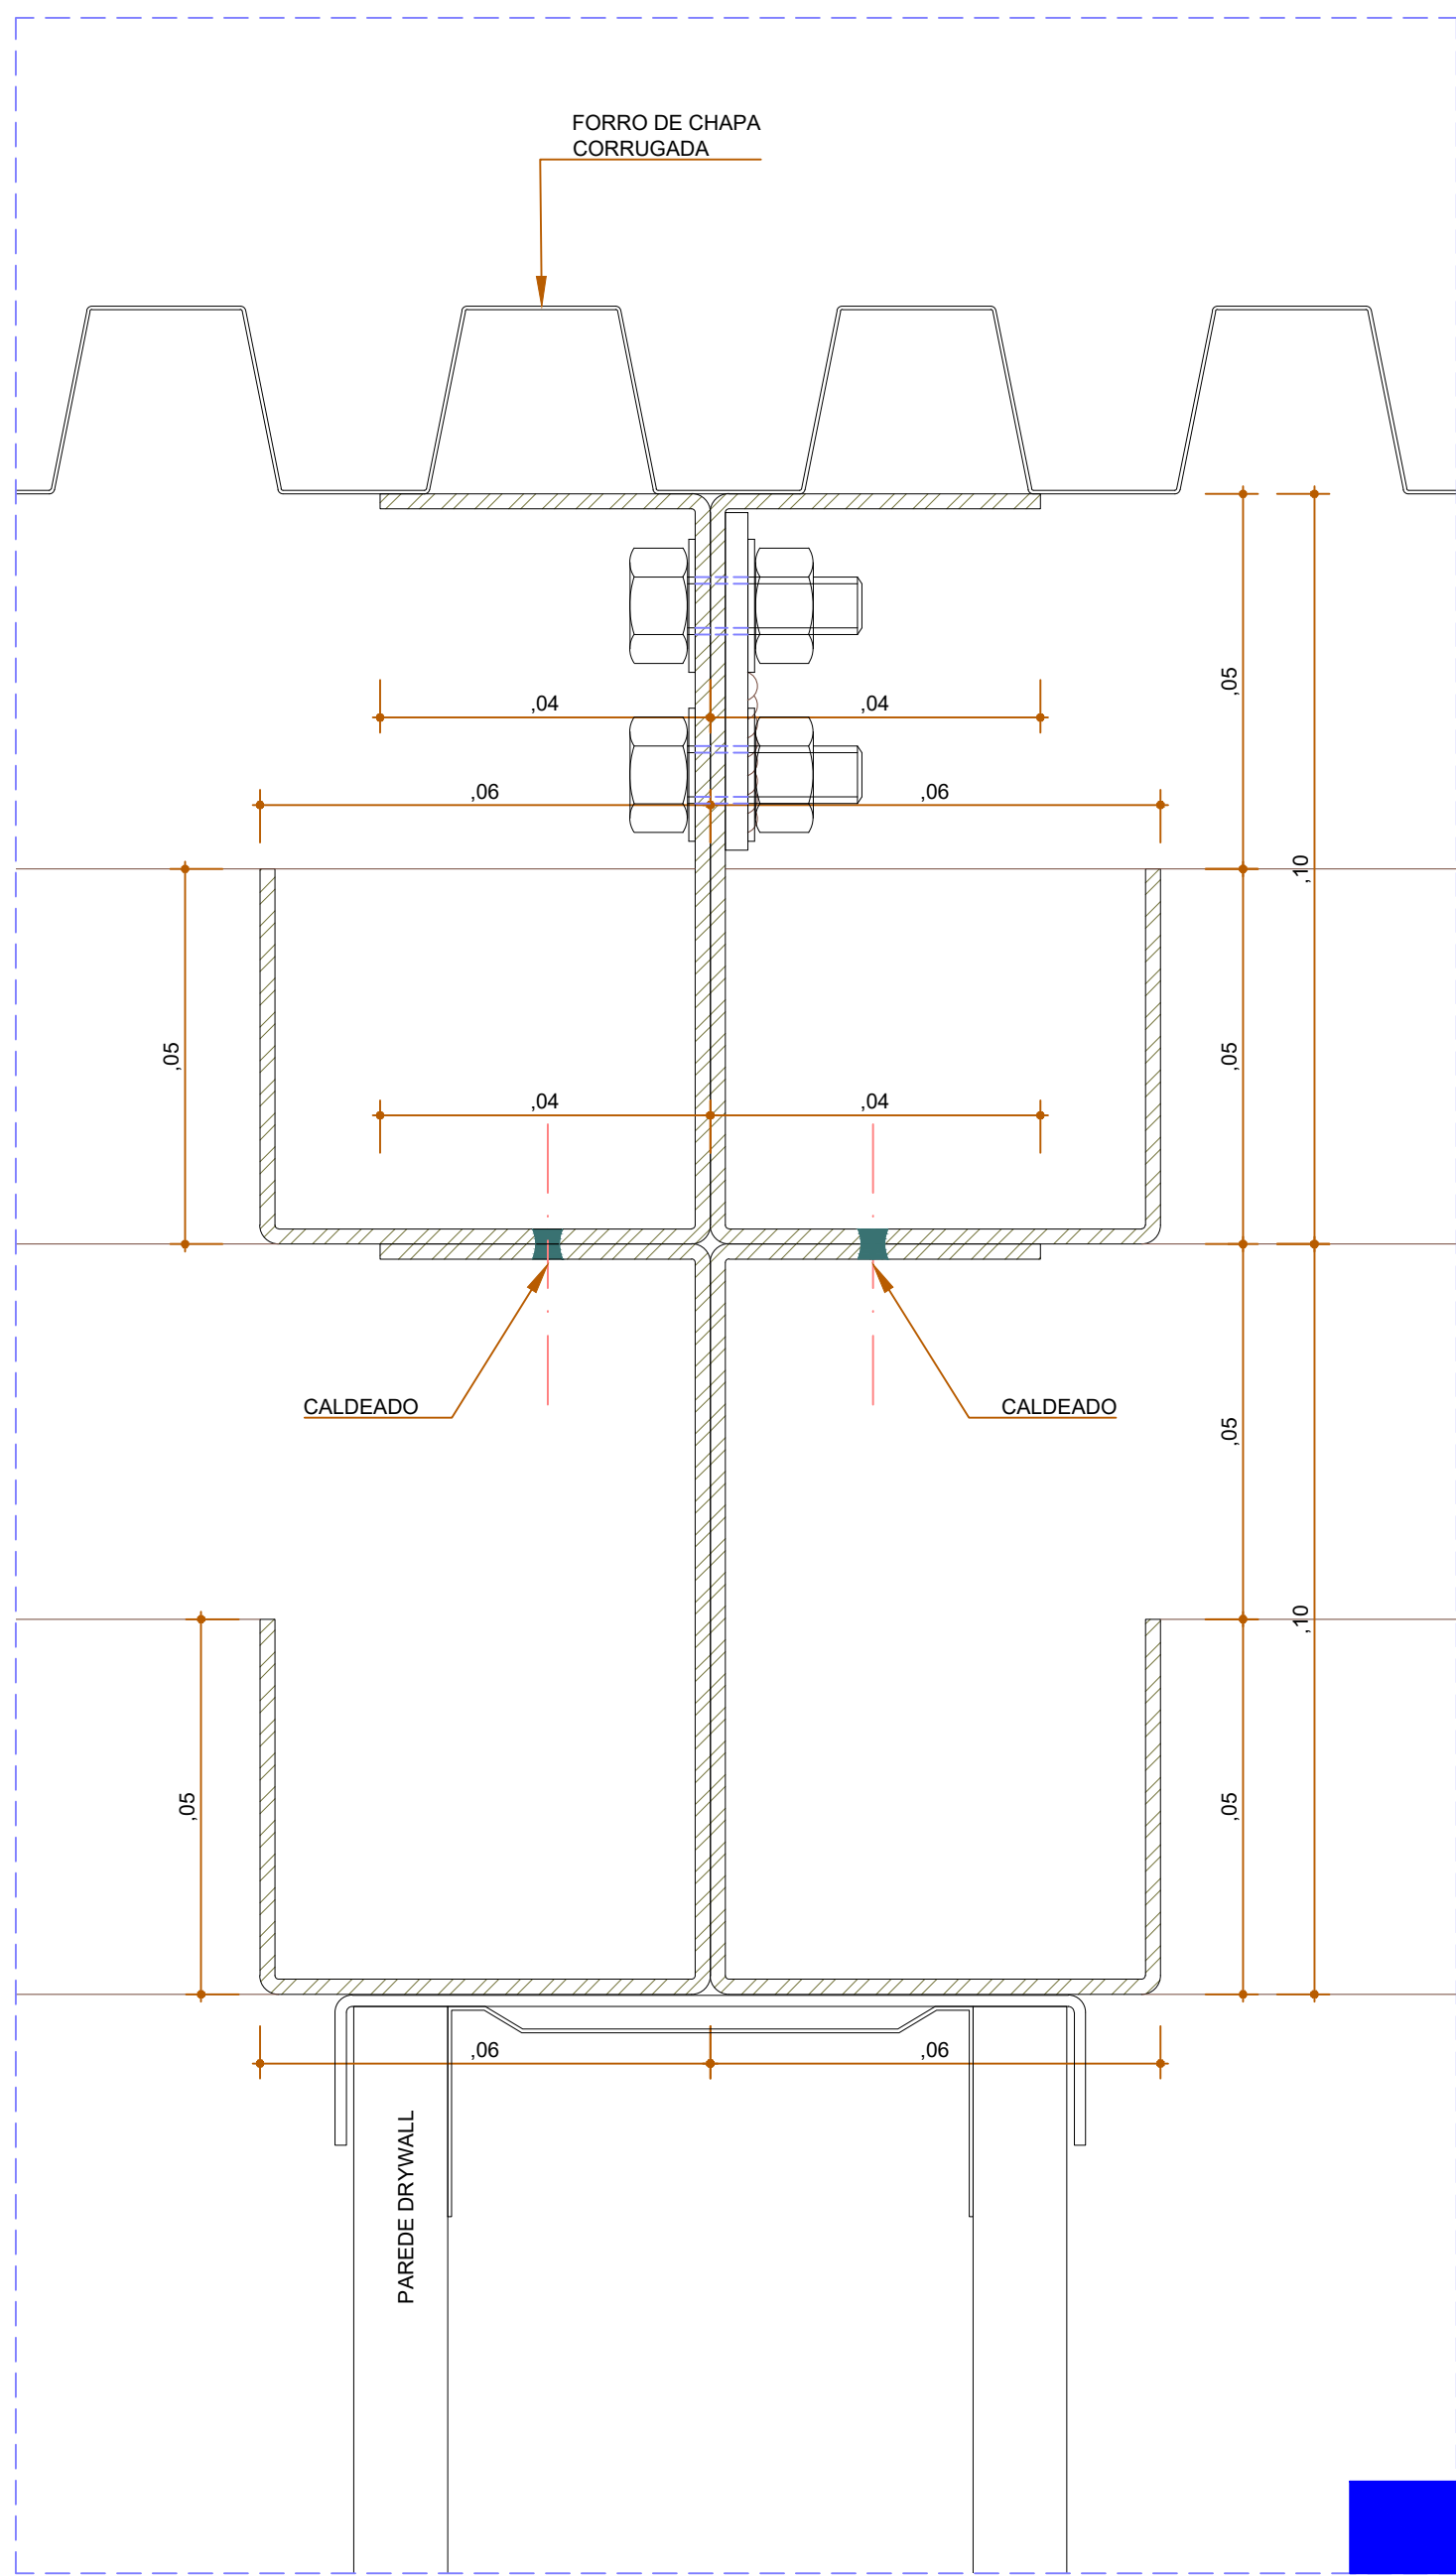

CORTE CALHA "VN" - ENTRE VIGAS RADIAIS
ESCALA 1:1

OBS: CONFERIR MEDIDAS NO LOCAL

PROPRIETÁRIO: TRIBUNAL REGIONAL ELEITORAL DA BAHIA

RESPONSÁVEL TÉCNICO: ARQUITETO FABIO SAVASTANO

REV. Nº	DATA	RESPONSÁVEL	DESCRIÇÃO
01	01/08/2025	FABIO SAVASTANO	PROJETO DE CALHAS ELÉTRICAS
02	02/08/2025	FABIO SAVASTANO	REVISÃO DE CALHAS ELÉTRICAS
03	03/08/2025	FABIO SAVASTANO	REVISÃO DE CALHAS ELÉTRICAS

RESPONSÁVEL TÉCNICO	CAU / CREA	TIPO PROJETO
ARQUITETO FABIO SAVASTANO	A4096-7	ARQUITETURA
SEBASTIÃO	ARQUITETO	FRANCA

ENDEREÇO DA OBRA	MUNICÍPIO
PRIMEIRA AVENIDA DO CENTRO ADMINISTRATIVO DA BAHIA, Nº 150	SALVADOR-BA
IDENTIFICADOR DA PLANTA	

PROJETO ARQUITETÔNICO	PROJETO ARQUITETÔNICO
CALHAS ELÉTRICAS	CALHAS ELÉTRICAS

RESPONSÁVEL TÉCNICO	CAU / CREA	TIPO PROJETO
ARQUITETO FABIO SAVASTANO	A4096-7	ARQUITETURA
SEBASTIÃO	ARQUITETO	FRANCA

ESCALA	DATA	REVISÃO
INDICADAS	AGOSTO 2025	00

DET 04