
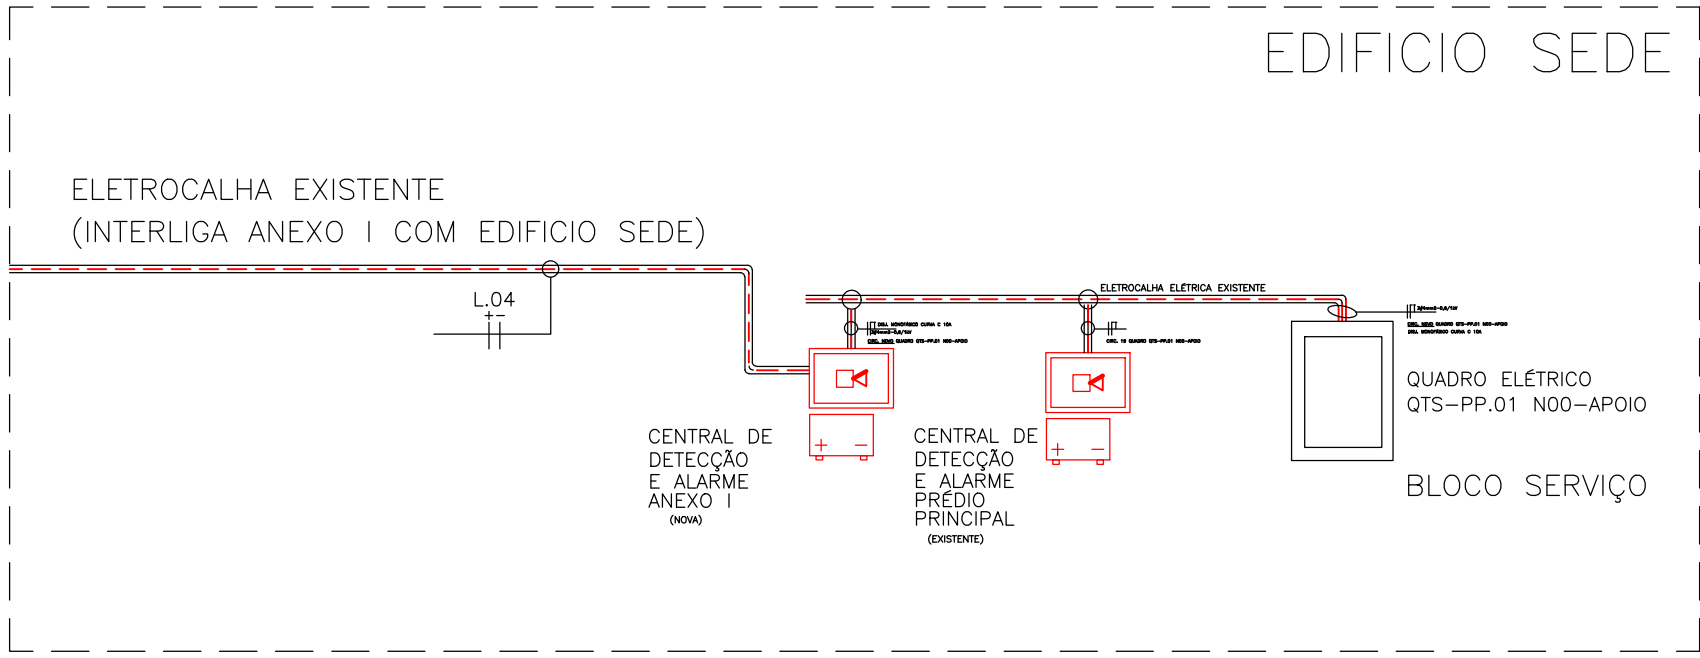
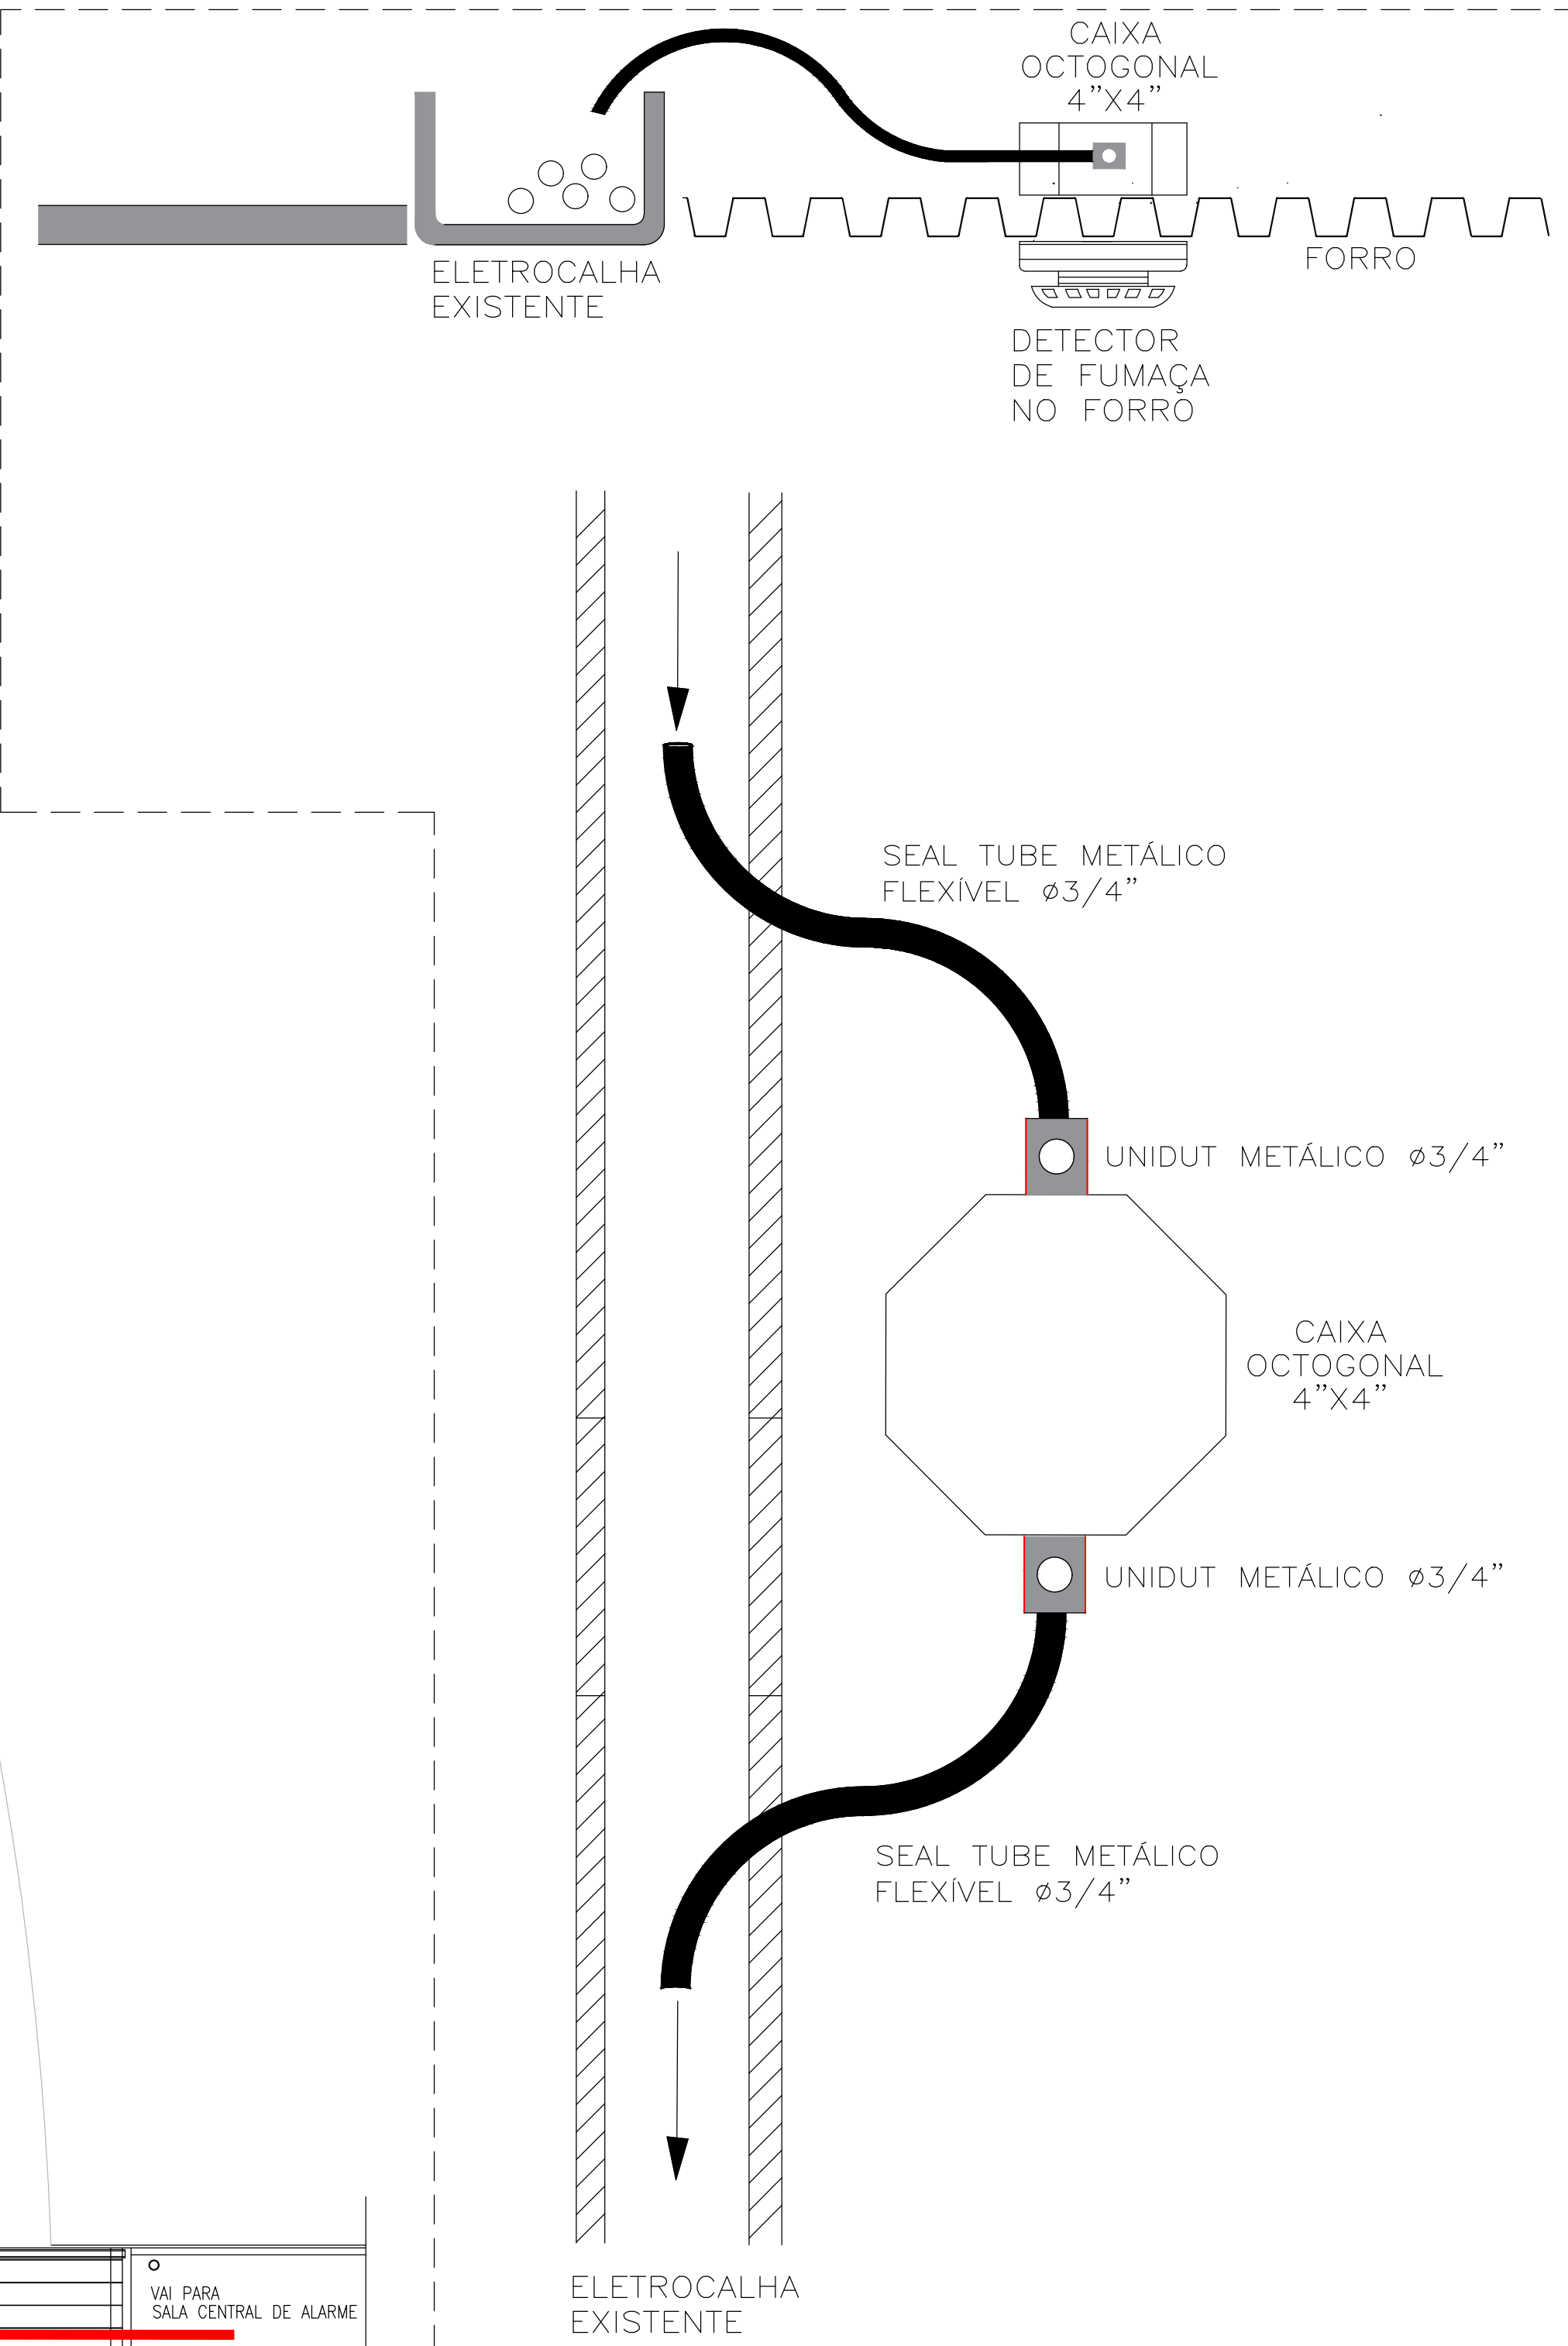


ANEXO I
PLANTA BAIXA DO
TÉRREO

ESCALA: 1/50

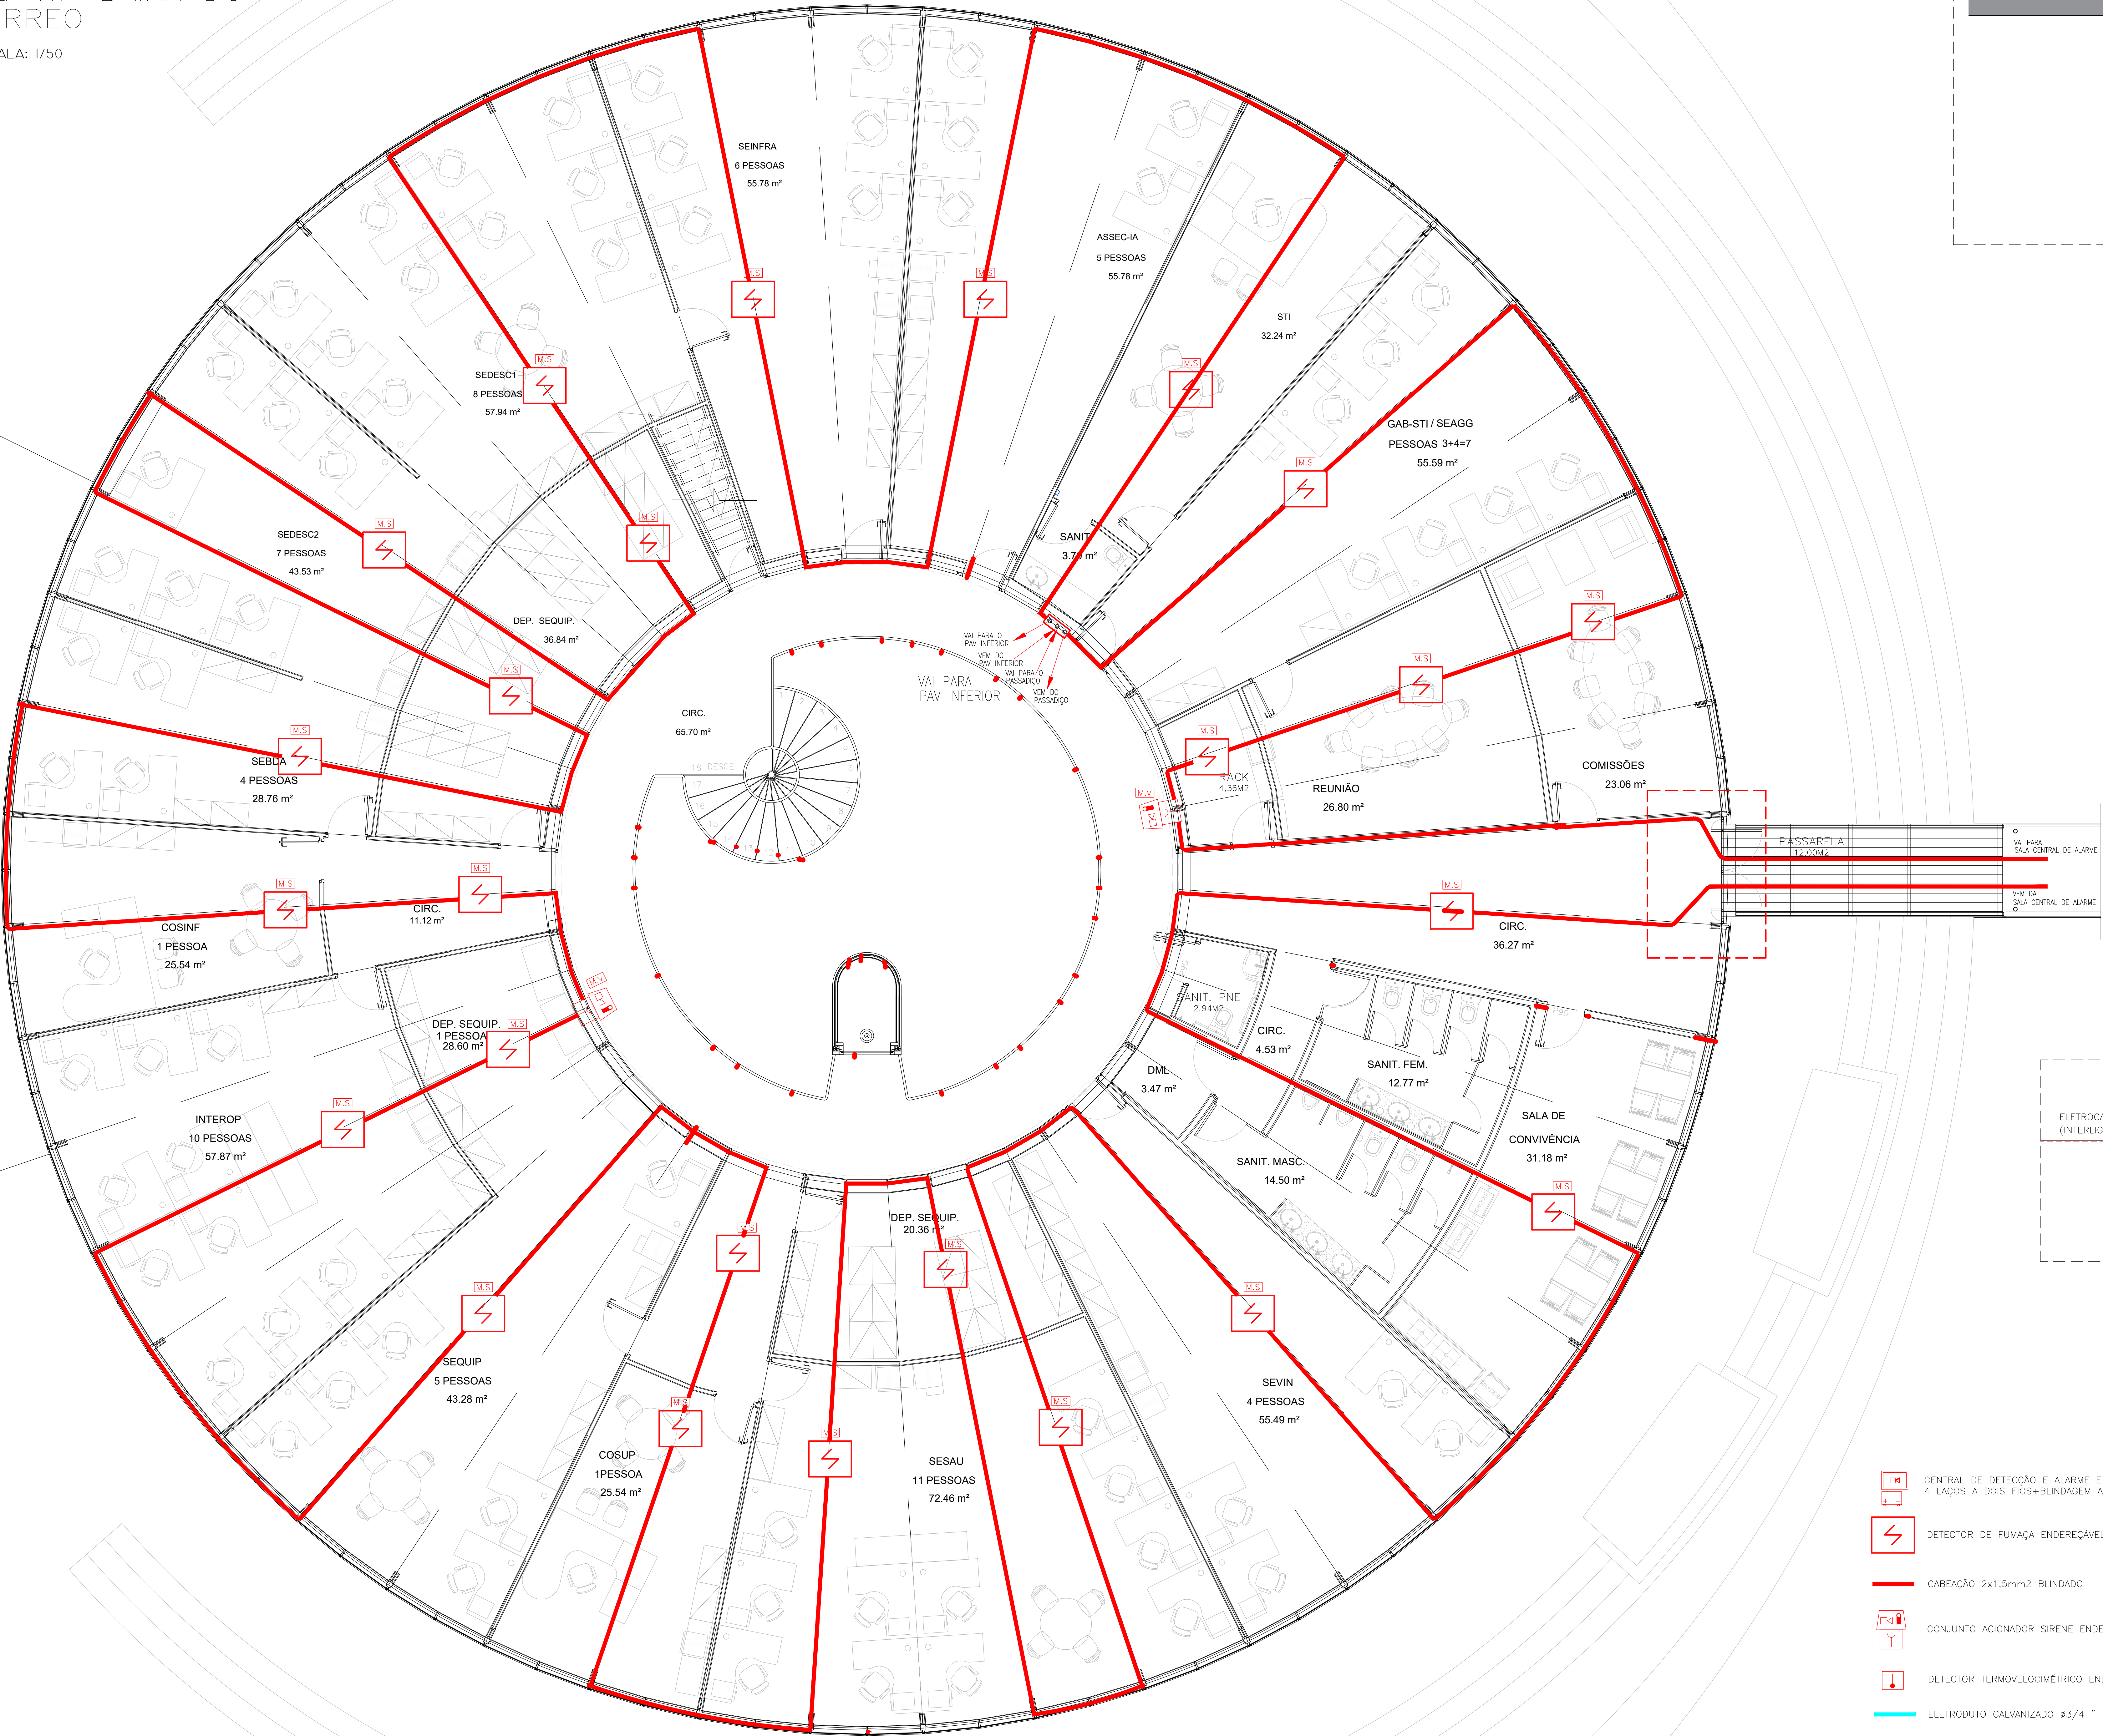

- CENTRAL DE DETECÇÃO E ALARME ENDEREÇÁVEL
4 LAÇOS A DOIS FIOS+BLINDAGEM ATERRADA
- DETECTOR DE FUMAÇA ENDEREÇÁVEL
- CABEAÇÃO 2x1,5mm2 BLINDADO
- CONJUNTO ACIONADOR SIRENE ENDEREÇÁVEL
- DETECTOR TERMOLOCIMÉTRICO ENDEREÇÁVEL
- ELETRODUTO GALVANIZADO Ø3/4 "

PROPRIETÁRIO: TRIBUNAL REGIONAL ELEITORAL DA BAHIA

RESPONSÁVEL TÉCNICO: LUIZ SERGIO DA SILVA LIMA

REV. Nº	DATA	RESPONSÁVEL	DESCRIÇÃO
1			
2			
3			
4			

ACS
ARQUITETURA
CONSTRUTÕES E
SERVIÇOS
CNPJ: 21.162.728/0001-34

PODER JUDICIÁRIO FEDERAL
TRIBUNAL REGIONAL ELEITORAL DA BAHIA
SECRETARIA DE GESTÃO DE SERVIÇOS
COORDENADORIA DE OBRAS E MANUTENÇÃO PREDIAL
SEÇÃO DE PROJETOS E OBRAS

NOME DA CONTRATAÇÃO
TRIBUNAL REGIONAL ELEITORAL DE VALENÇA

TIPO SERVIÇO
PROJETO DE REFORMA

PROJETO DE OBRAS
18 AVENIDA DO CAB

LOCALIZAÇÃO
SALVADOR BAHIA

IDENTIFICAÇÃO DA PLANTA
PROJETO EXECUTIVO ANEXO I
SISTEMA DE DETECÇÃO E ALARME DE INCÊNDIO-PAV. TERREO

RESPONSÁVEL TÉCNICO
ENG. LUIZ SERGIO DA SILVA LIMA

CAU / CREA
16098-D

TÍTULO
LUIZ SERGIO

PROJETO PROJ ANEXO I DWG 26072025 DWG

ESCALA
1/50

DATA
JULHO 2025

REVISÃO

TÍTULO
ELÉTRICA

SDAI 1