
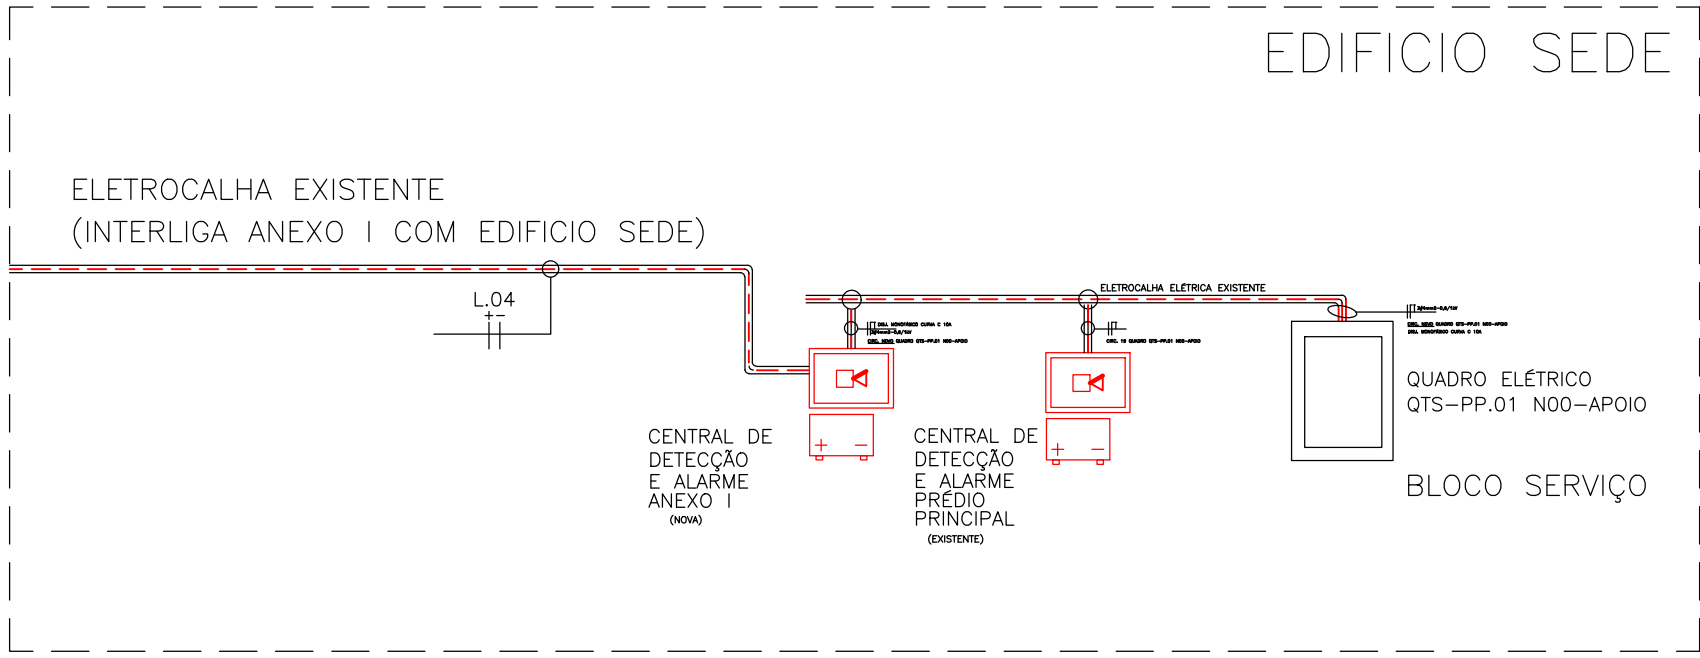
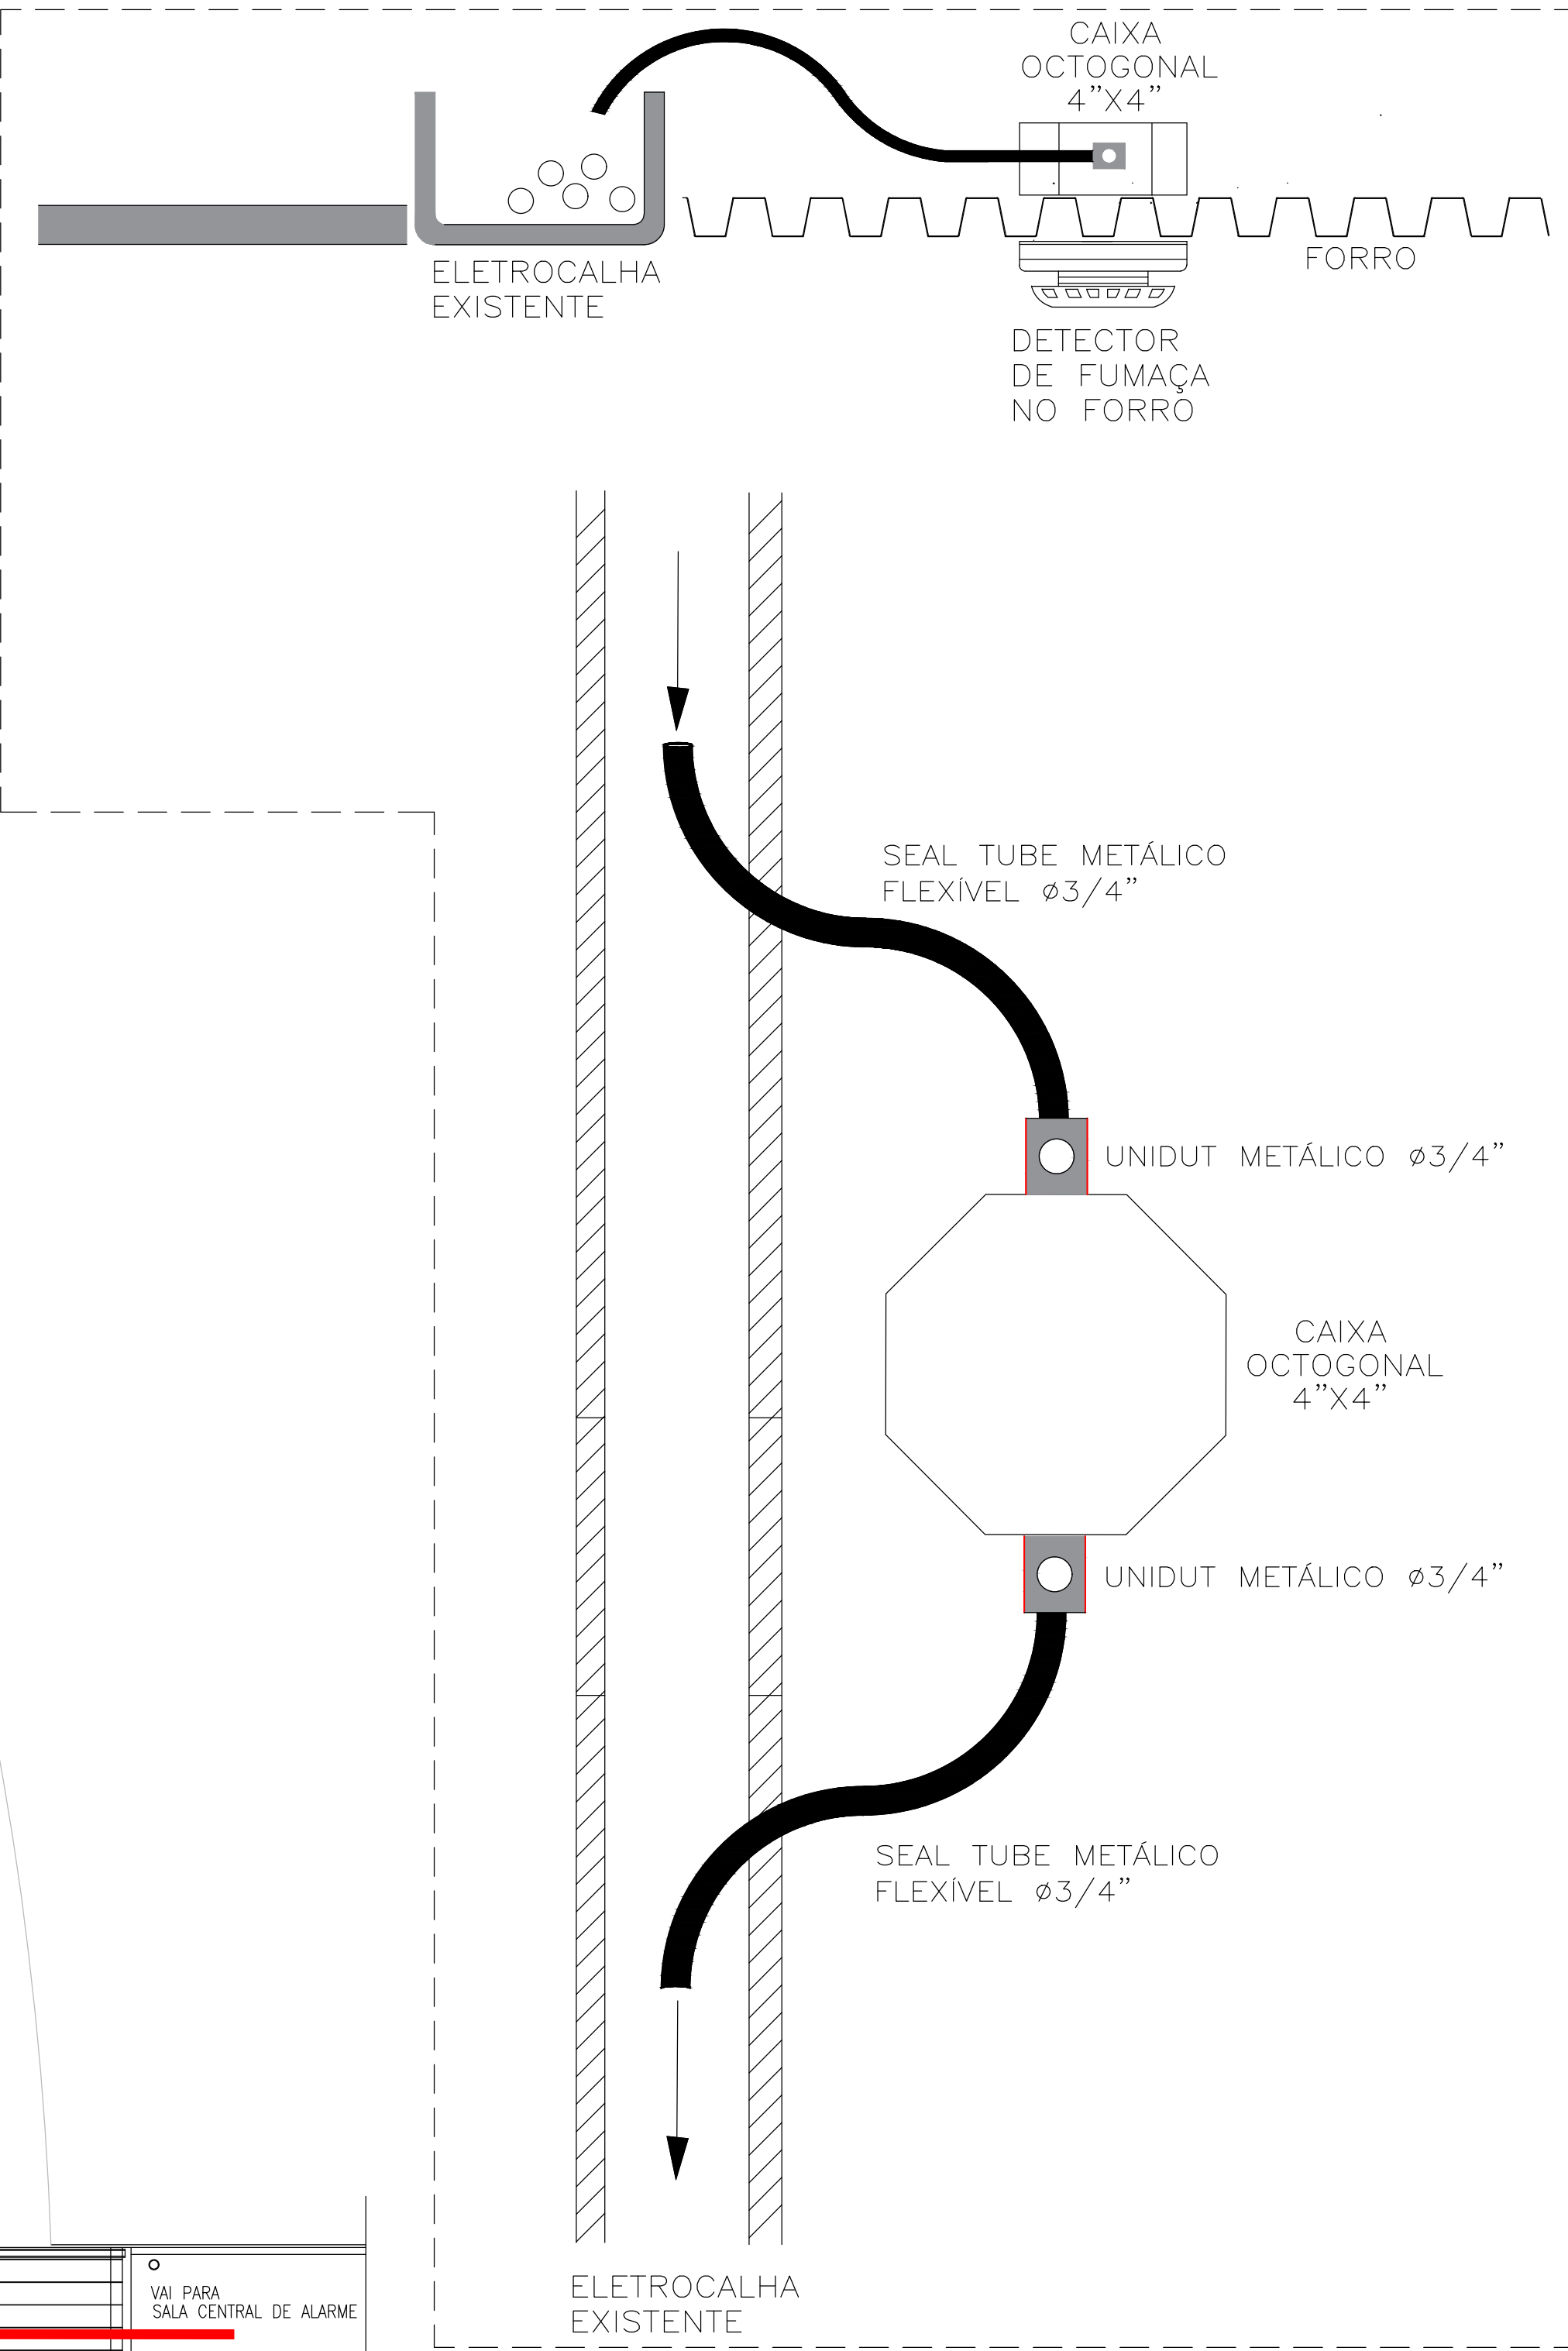


ANEXO I
PLANTA BAIXA DO
TÉRREO

ESCALA: 1/50

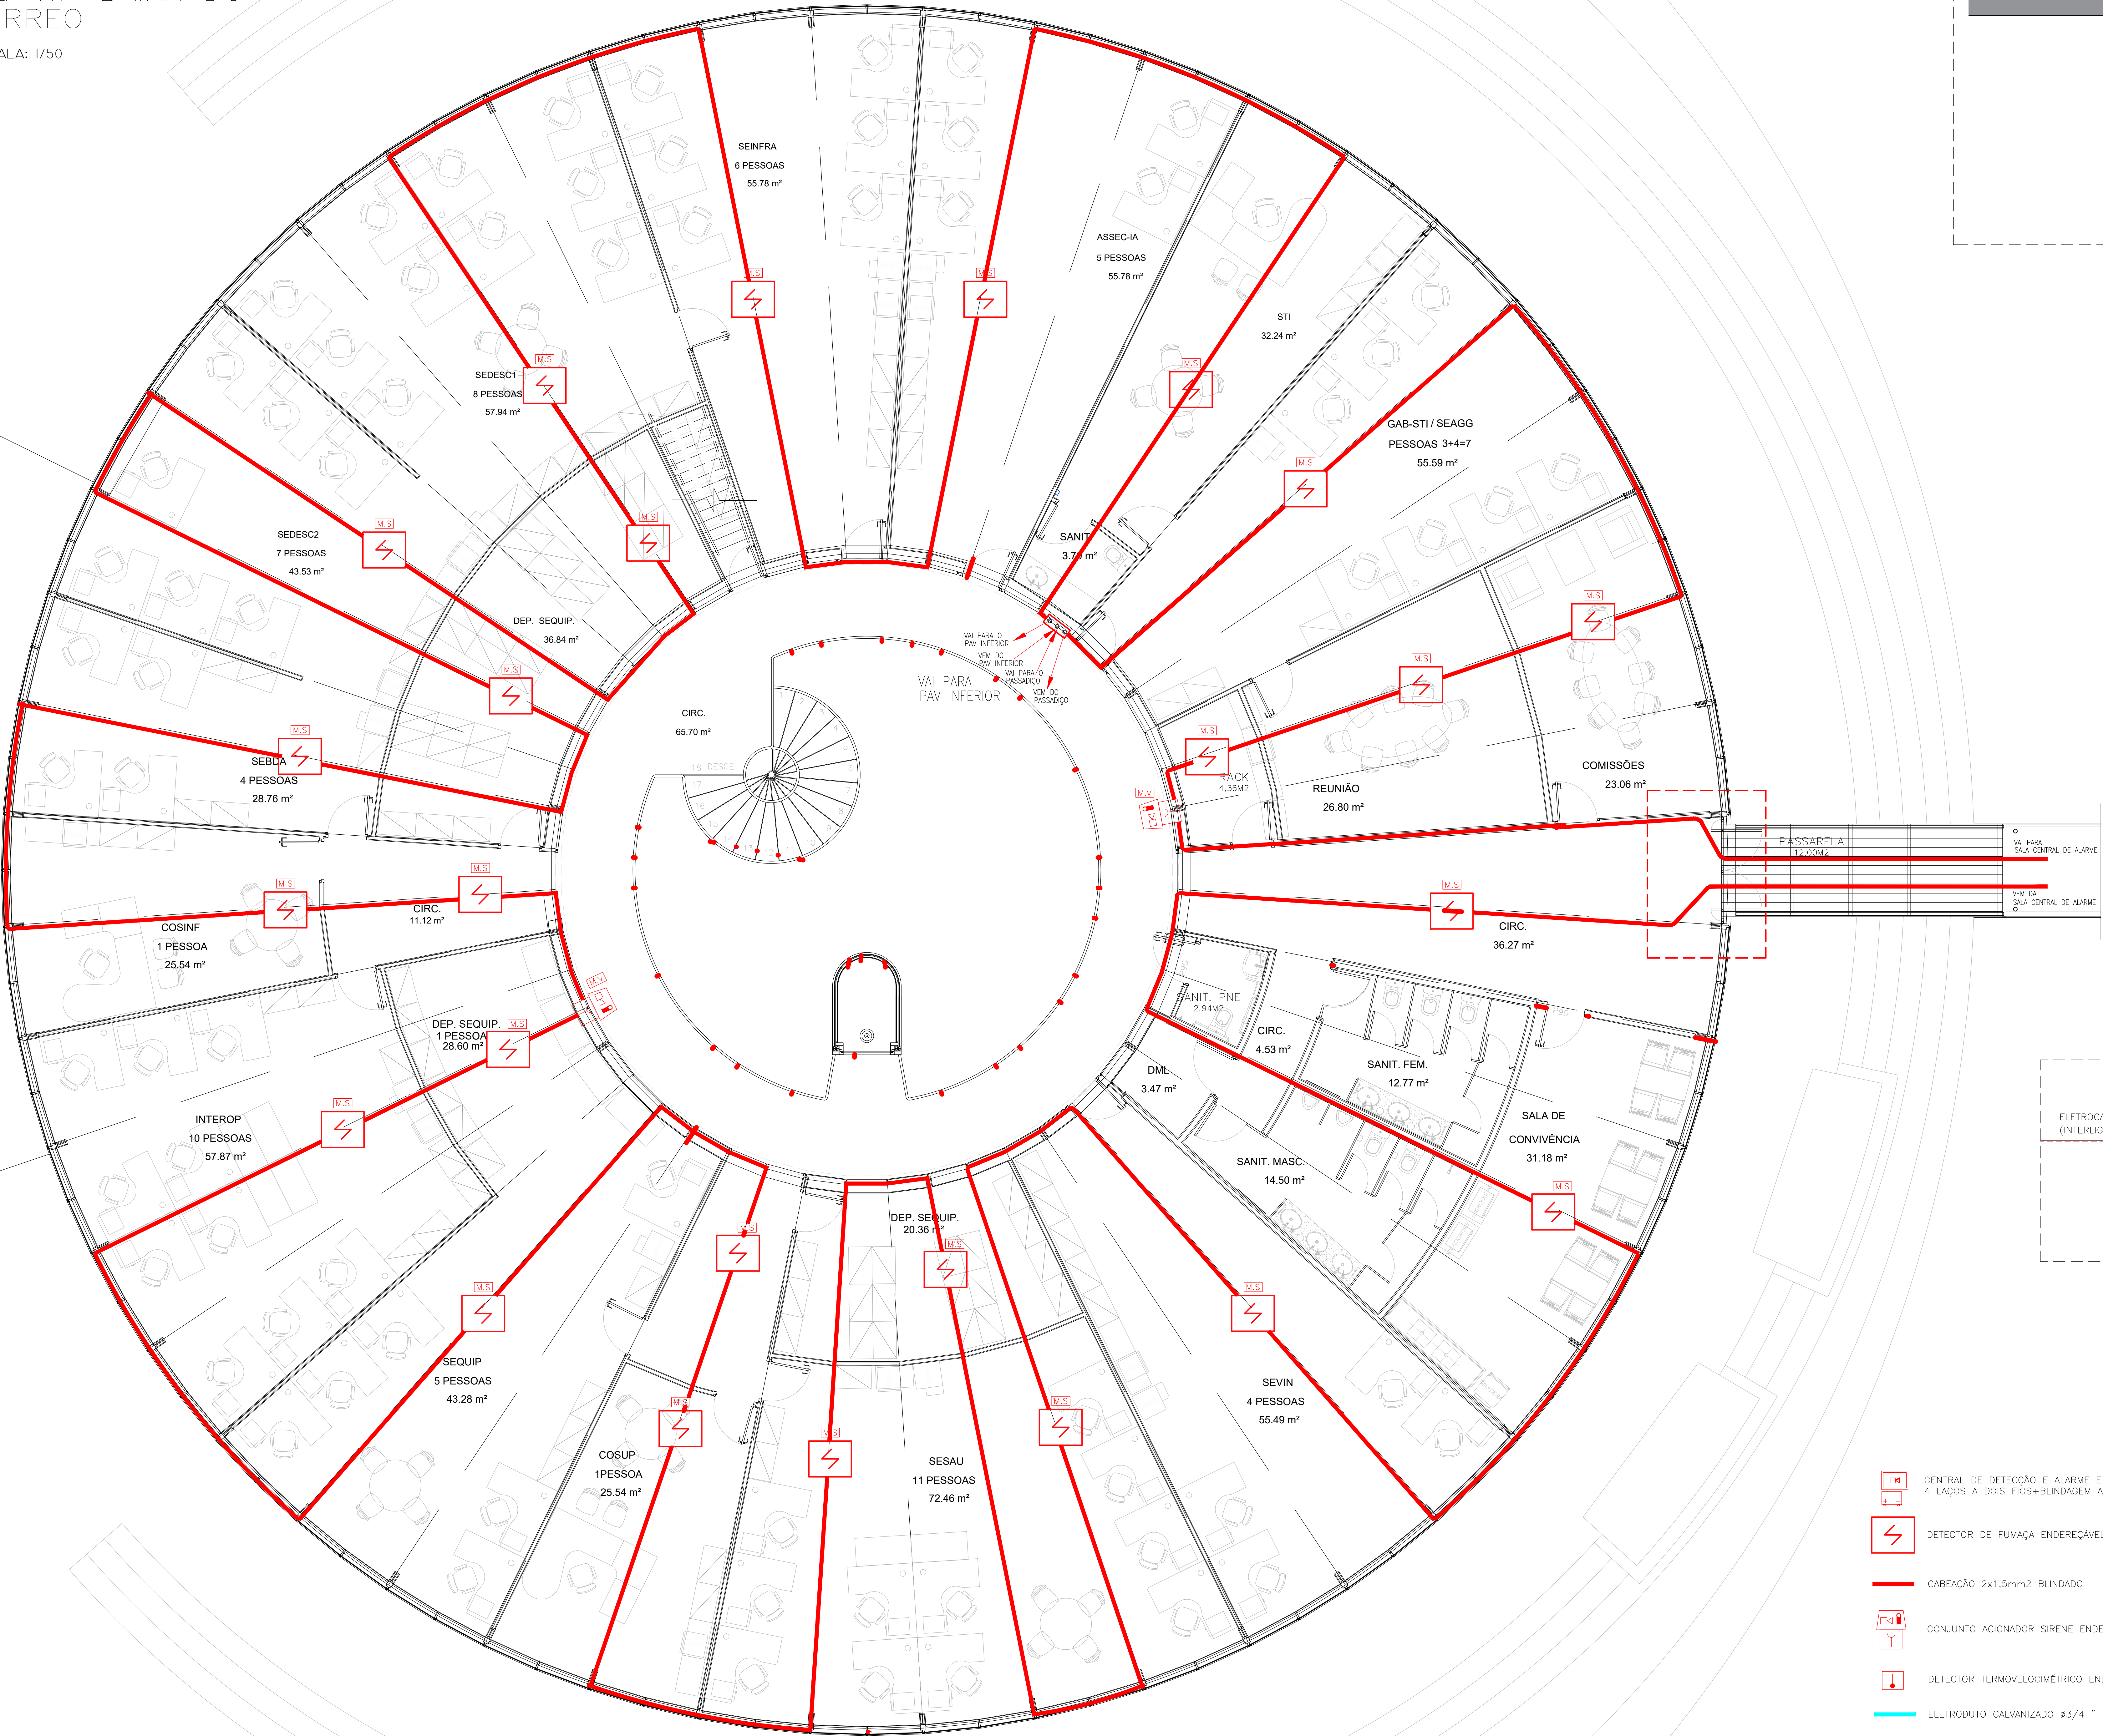

- CENTRAL DE DETECÇÃO E ALARME ENDEREÇÁVEL
4 LAÇOS A DOIS FIOS+BLINDAGEM ATERRADA
- DETECTOR DE FUMAÇA ENDEREÇÁVEL
- CABEAÇÃO 2x1,5mm2 BLINDADO
- CONJUNTO ACIONADOR SIRENE ENDEREÇÁVEL
- DETECTOR TERMOVELOCIMÉTRICO ENDEREÇÁVEL
- ELETRODUTO GALVANIZADO Ø3/4 "

PROPRIETÁRIO: TRIBUNAL REGIONAL ELEITORAL DA BAHIA

RESPONSÁVEL TÉCNICO: LUIZ SERGIO DA SILVA LIMA

REV. Nº	DATA	RESPONSÁVEL	DESCRIÇÃO
-	-	-	-

PODER JUDICIÁRIO FEDERAL
TRIBUNAL REGIONAL ELEITORAL DA BAHIA
SECRETARIA DE GESTÃO DE SERVIÇOS
COORDENADORIA DE OBRAS E MANUTENÇÃO PREDIAL
SEÇÃO DE PROJETOS E OBRAS

NOME DA CONTRATAÇÃO: **TRIBUNAL REGIONAL ELEITORAL DE VALENÇA**
TIPO SERVIÇO: PROJETO DE REFORMA

PROPOSTO POR: **18 AVENIDA DO CAB**
MUNICÍPIO: SALVADOR BAHIA

IDENTIFICAÇÃO DA PLANTA: **PROJETO EXECUTIVO ANEXO I**
SISTEMA DE DETECÇÃO E ALARME DE INCÊNDIO-PAV. TERREO

RESPONSÁVEL TÉCNICO	CAU / CREA	TIPO PROJETO
ENG. LUIZ SERGIO DA SILVA LIMA	16098-D	ELETRICA

PROJETO	DATA	REVISÃO
LUIZ SERGIO	JULHO 2025	1/50

SDAI 1