

PLANTA BAIXA
ESCALA 1/50


Notas:

- 1 - As tampas devem ser construídas de modo que suportem o peso dos equipamentos.
- 2 - As tampas e alças de içamento devem estar niveladas com o piso.
- 3 - Só deixar sem tampa nos locais de saída de cabos.


PROPRIETÁRIO: TRIBUNAL REGIONAL ELEITORAL DA BAHIA

RESPONSÁVEL TÉCNICO: ADRIANO RIBEIRO LEITE

CAU: A48581-0

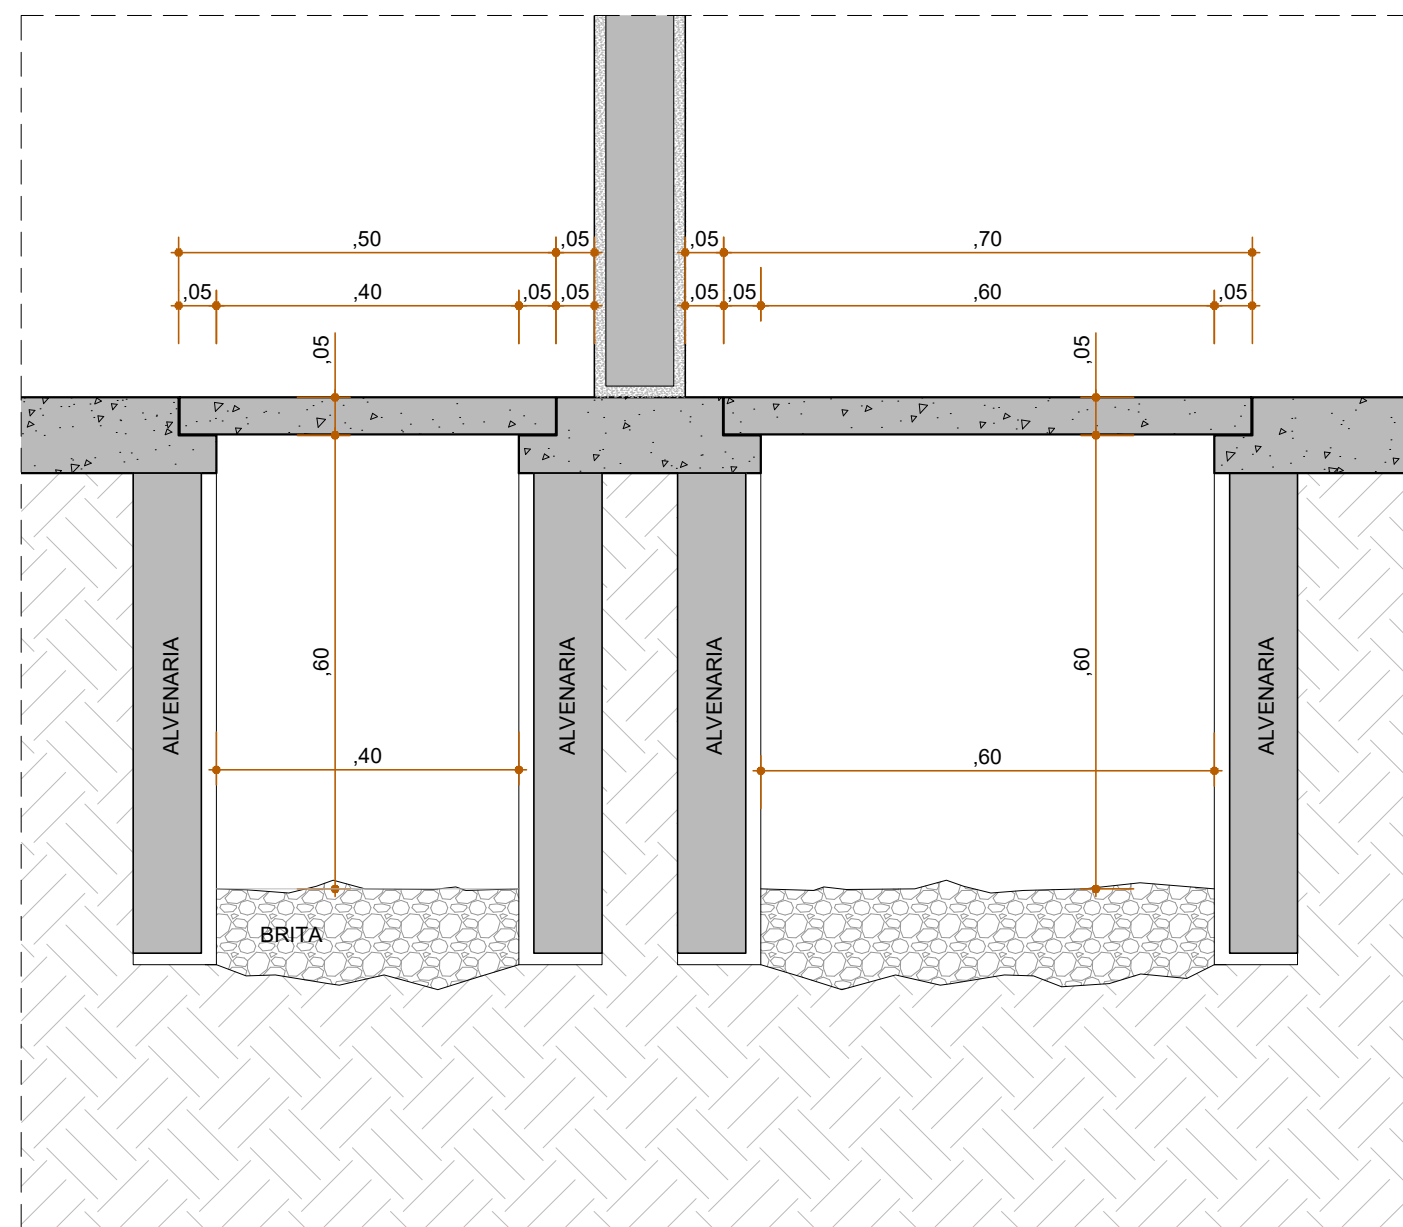

CORTE AA - CANALETAS
ESCALA 1/10

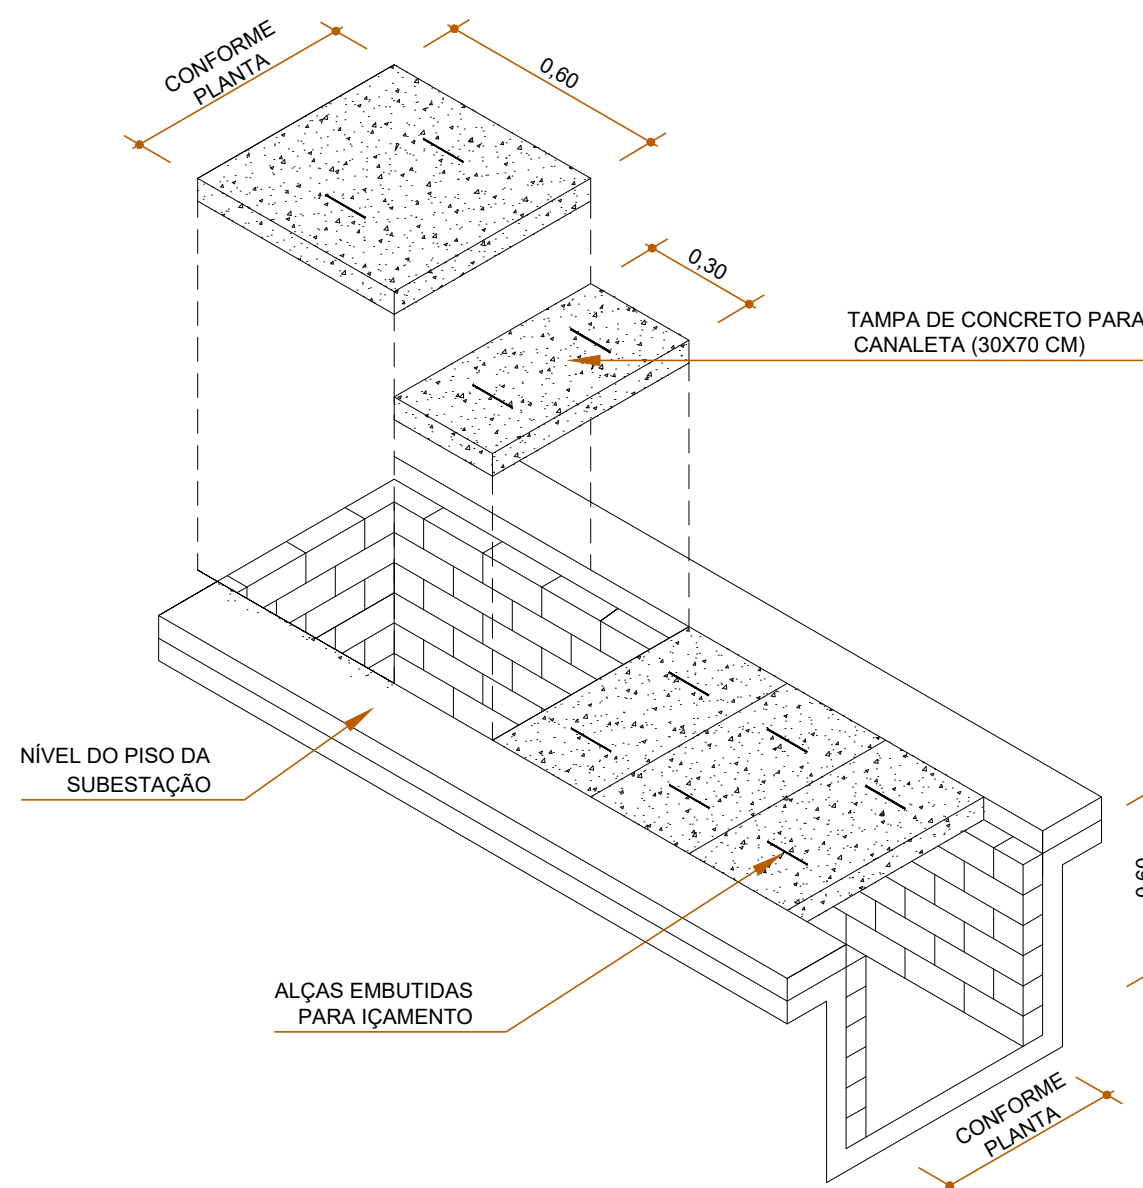

VALETAMENTO SOB PAINÉIS - PERSPECTIVA
SEM ESCALA

REVISÃO	ALTERAÇÃO	DATA
<div><div></div><div><div>ASCON LTDA – ME</div><div>fone: (99) 98839-5885</div></div><div><div>CNPJ: 17.190.416/0001-12</div><div>email: asconltda@gmail.com</div></div></div>		
CLIENTE		MUNICÍPIO
TRIBUNAL REGIONAL ELEITORAL DA BAHIA		SALVADOR
NOME DA CONSTRUÇÃO		MUNICÍPIO
CENTRAL DE ENERGIA - ED. SEDE		SALVADOR
ENDEREÇO DA OBRA		
PRIMEIRA AVENIDA - CENTRO ADMINISTRATIVO DA BAHIA		
TIPO DO SERVIÇO		
PROJETO DE AMPLIAÇÃO		
IDENTIFICAÇÃO DA PLANTA		TIPO DO PROJETO
CANAL ETAS DE INSTALAÇÕES SOB O PISO		ARQUITETÔNICO
ESCALA	DATA	REVISÃO
INDICADAS	MAIO / 2021	
EMPRESA	AUTOR DO PROJETO	DESENVOLVIMENTO
ASCON ENGENHARIA	ADRIANO RIBEIRO LEITE	ASCON ENGENHARIA

DG13