



PREDIO PRINCIPAL PAV. TERREO  
SANITÁRIO E COPA ATRAN  
PLANTA BAIXA  
Escala 1/20  
Cotas em mm.


obs: toda tubulação existente na  
argamassa armada deve ser retirada

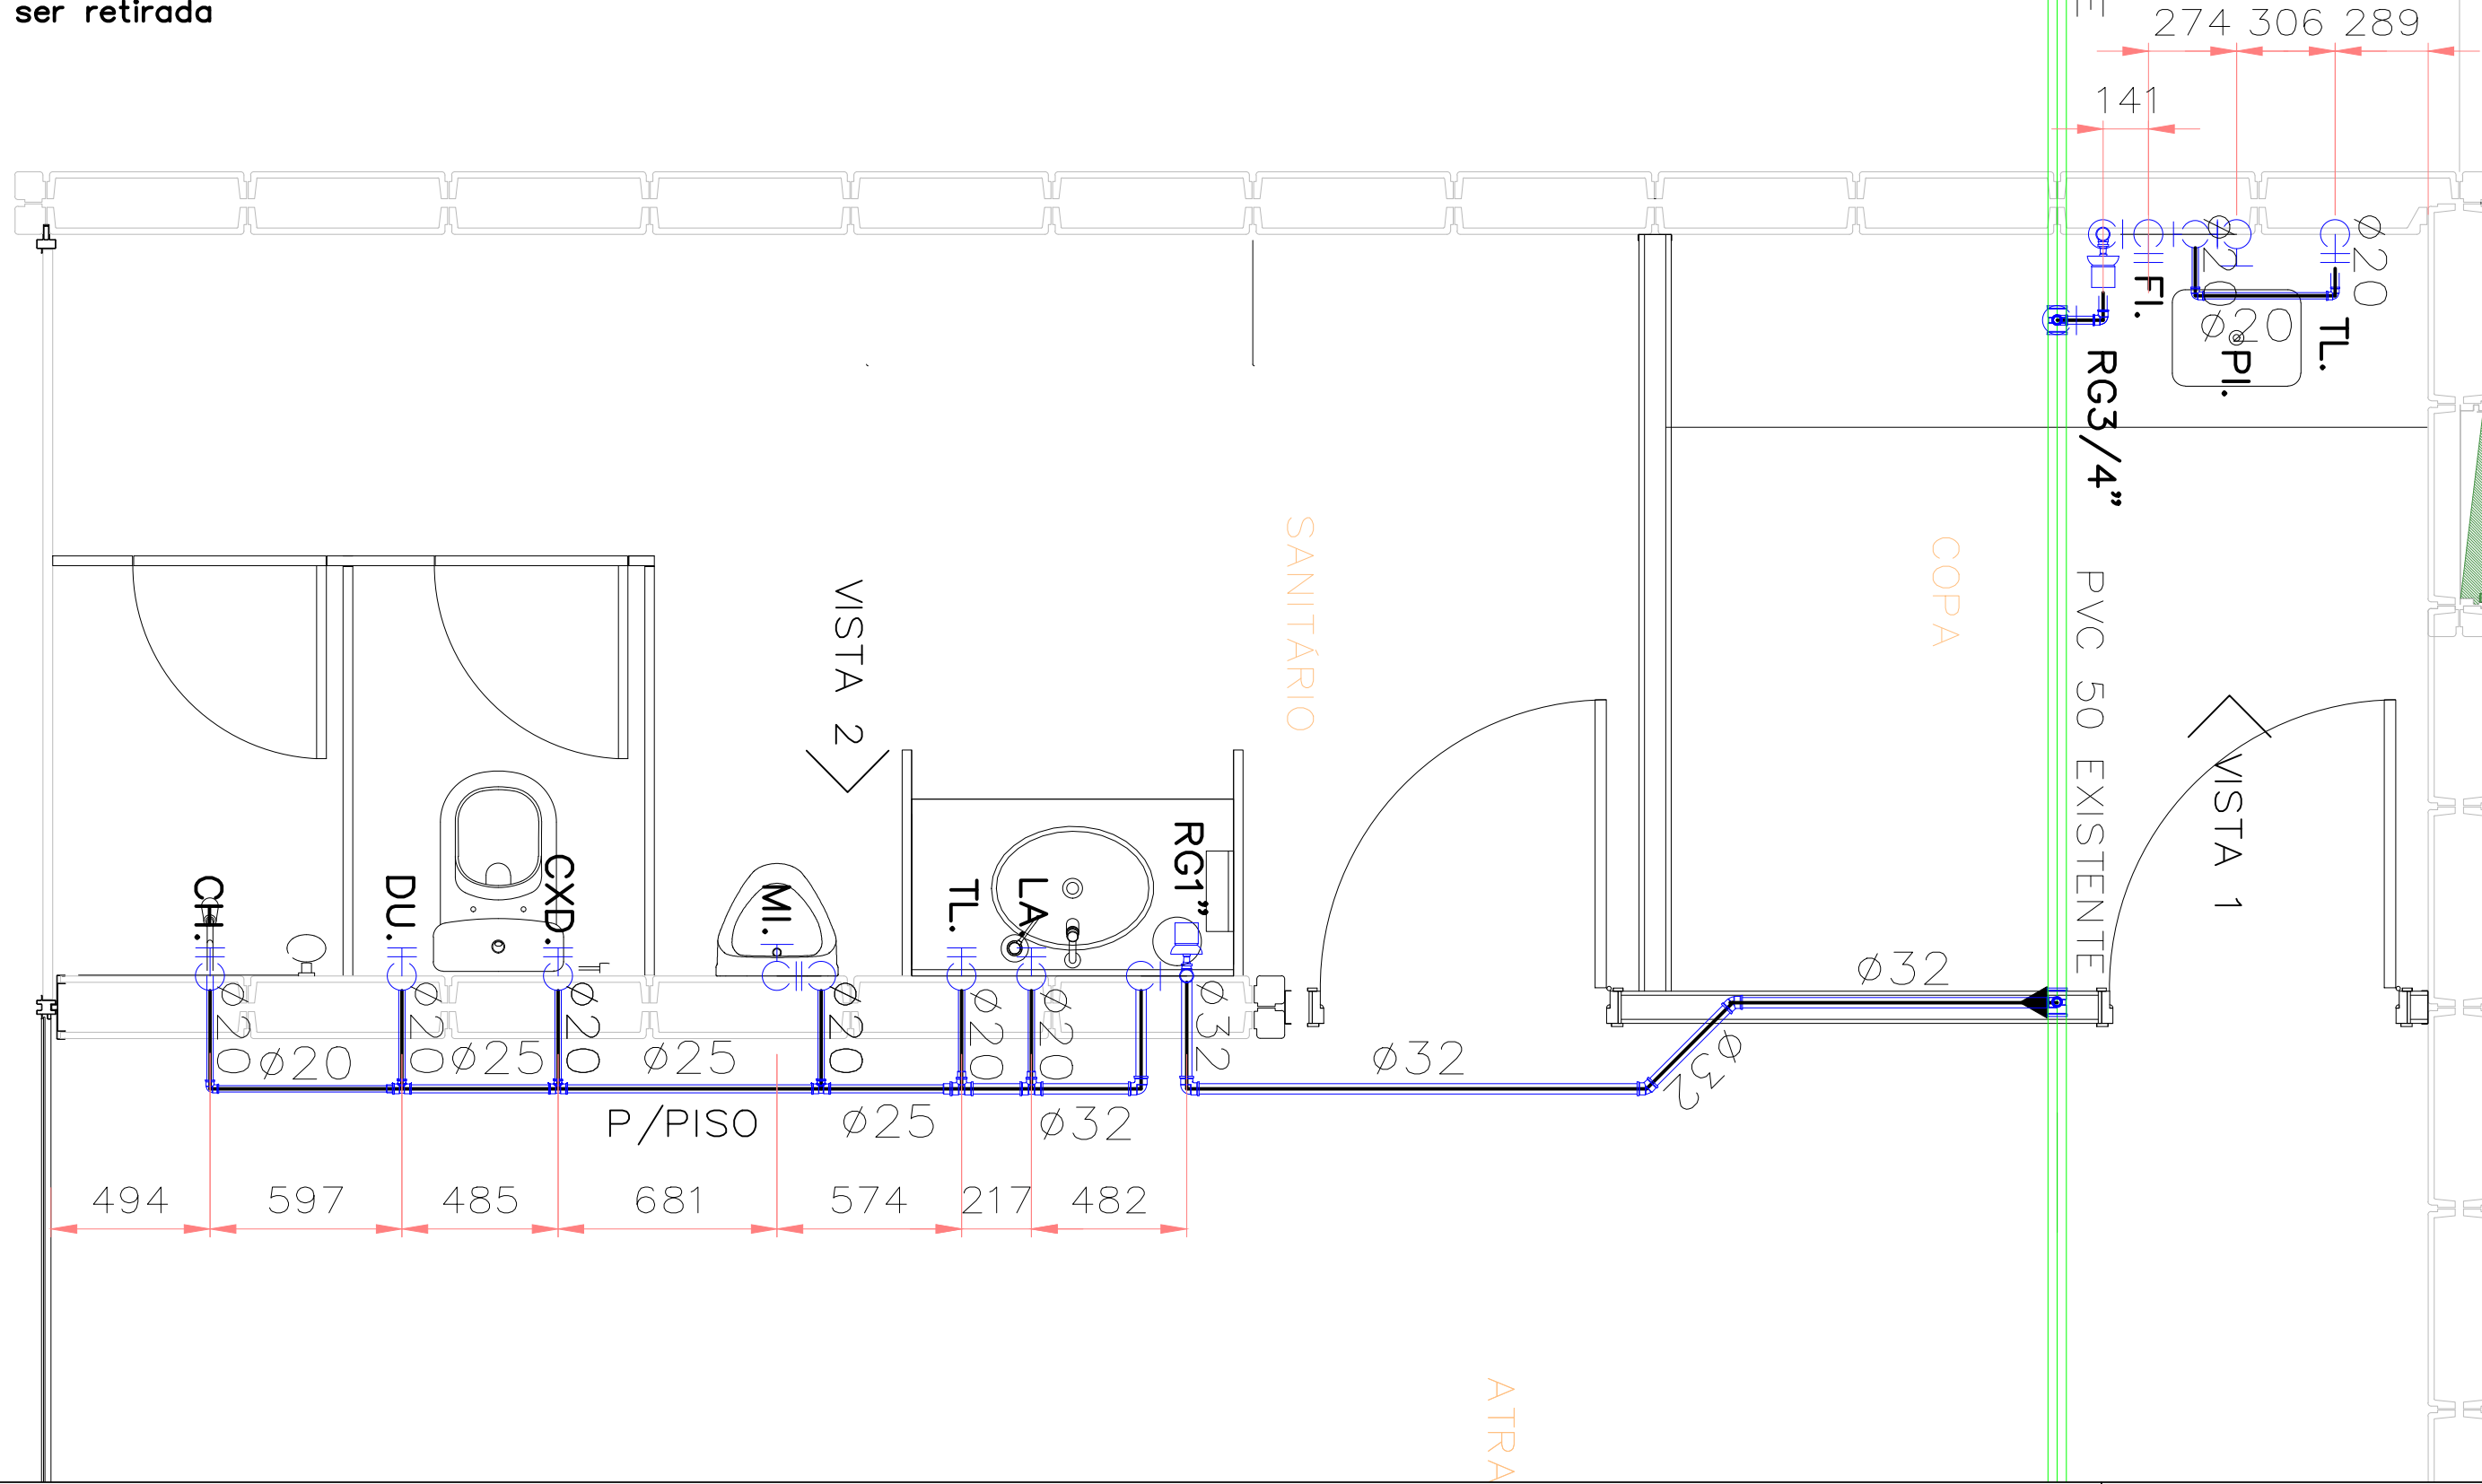

PREDIO PRINCIPAL PAV. TERREO  
SANITÁRIO ATRAN  
DETALHES EM VISTA  
Escala 1/10  
Cotas em mm.

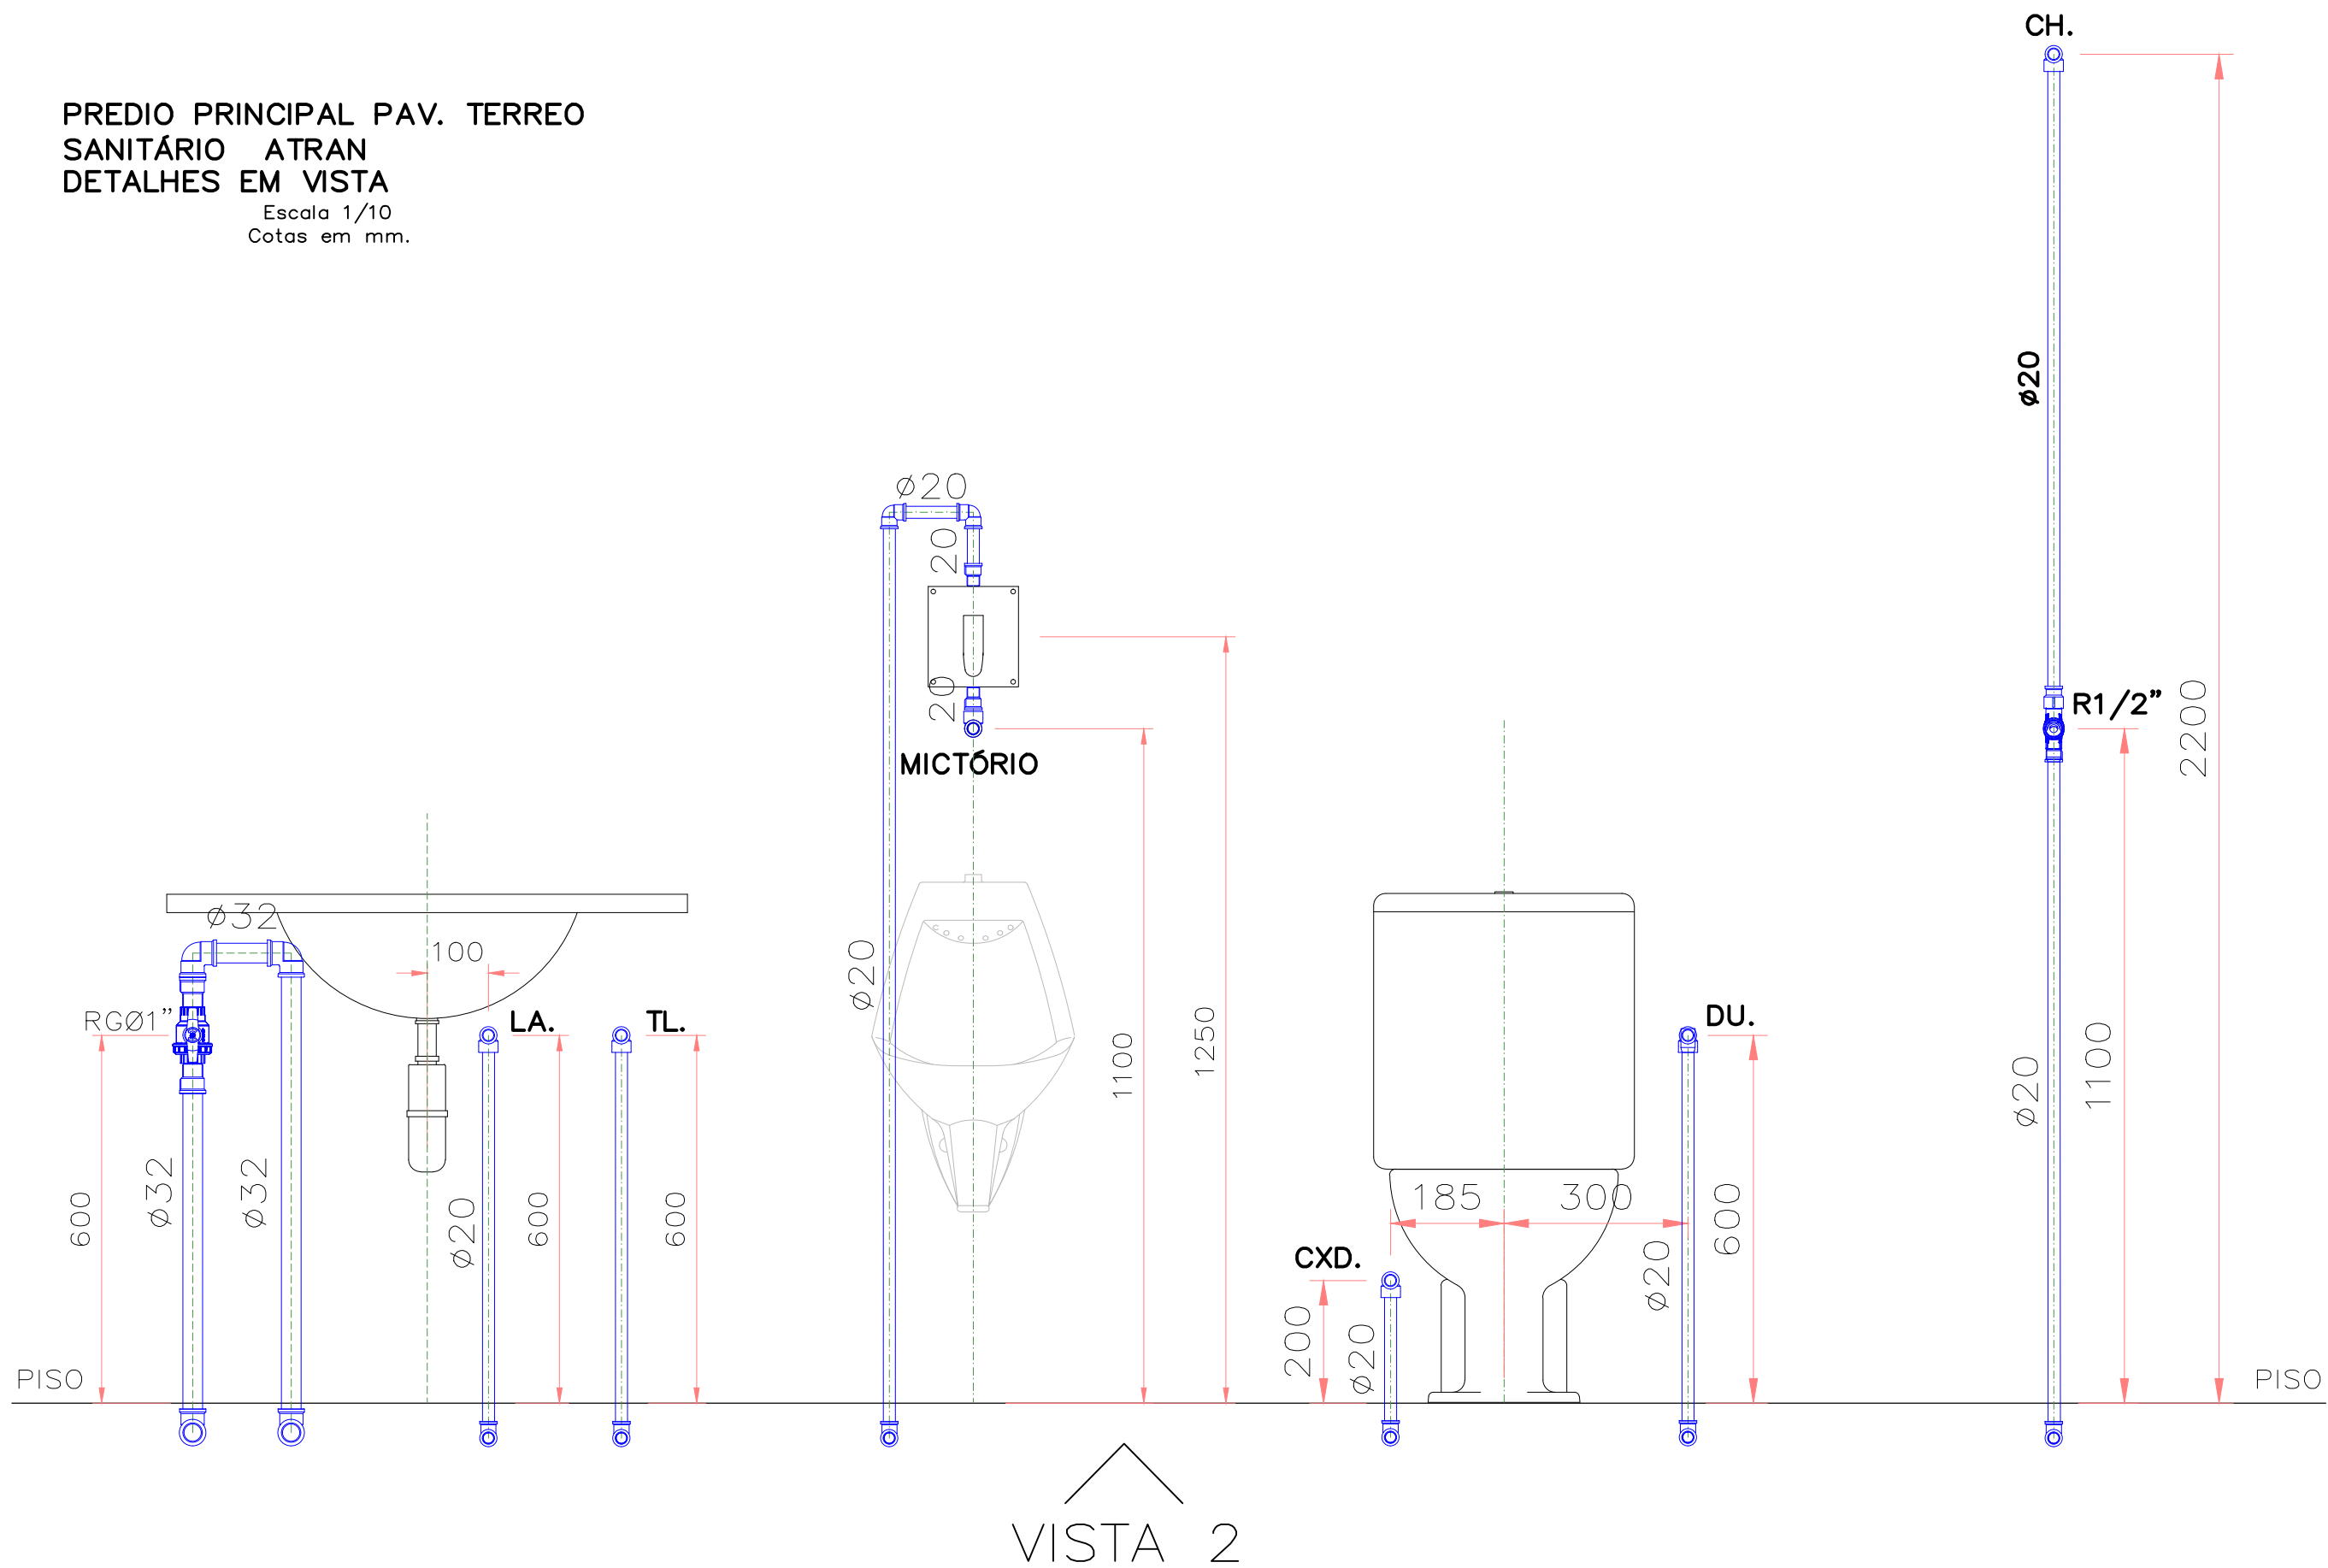

PREDIO PRINCIPAL PAV. TERREO  
COPA ATRAN  
DETALHES EM VISTA  
Escala 1/10  
Cotas em mm.

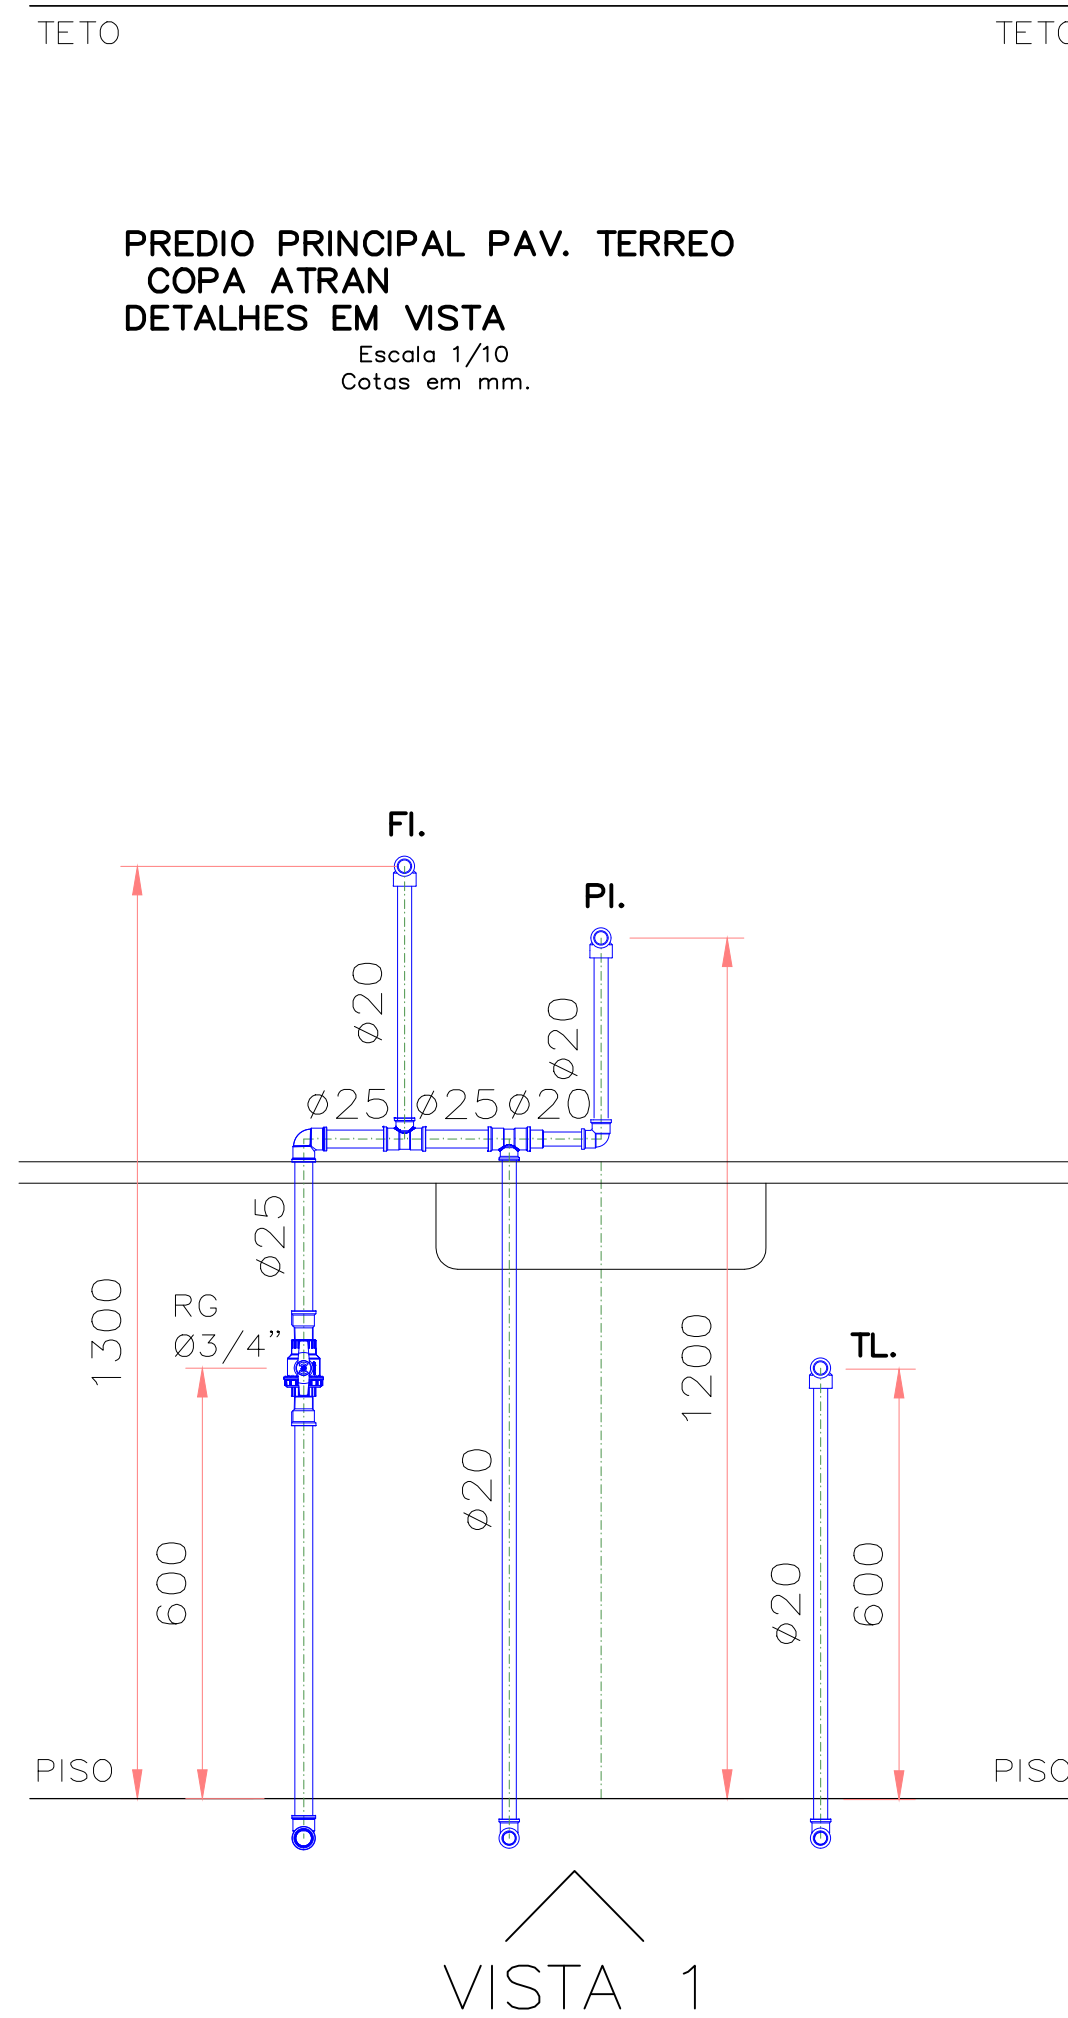

LEGENDA ÁGUA	
SÍMBOLO	DESCRIÇÃO
	TUBULAÇÃO QUE SOBE, DESCE E PASSA, RESPECTIVAMENTE
	CONJUNTO HIDRÔMETRO
	REGISTRO DE BOIA
	REDUÇÃO
	TE 90° VISTA LATERAL, QUE DESCE, QUE SOBE RESPECTIVAMENTE
	J 45° VISTA EM PLANTA
	J 90° VISTA LATERAL, QUE DESCE, QUE SOBE RESPECTIVAMENTE
	TUBULAÇÃO DE ÁGUA FRIA EXISTENTE
	TUBULAÇÃO DE ÁGUA FRIA NOVA
	R = REGISTRO DE PRESSÃO
	RG = REGISTRO DE GAVETA

DISCRIMINAÇÃO ÁGUA

ABREV.	UTILIDADE	PEÇAS DE RECEPÇÃO NA PAREDE OU PISO	ALT. DE INSTALAÇÃO QDO. NÃO INDICADAS
LA.	LAVATÓRIO	LUVA/JOELHO Ø20x1/2"–BUCHA LATÃO	h=600mm.
RG.	REGISTRO GAVETA		h=600mm.
TL.	TORNEIRA PARA LIMPEZA	LUVA/JOELHO Ø20x1/2" C/BUCHA DE	h=600mm.
TJ.	TORNEIRA PARA JARDIM		NO PISO OU h=600 (na parede)
MQR.	MÃO. DE LAVAR ROUPAS	JOELHO 90° Ø25x3/4" C/BUCHA DE LATÃO	h=1200mm.
FI.	FILTRO	LUVA/JOELHO Ø20x1/2"–BUCHA LATÃO	h=1300mm.
PR.	PURIFICADOR DE ÁGUA	LUVA/JOELHO Ø25x3/4" C/BUCHA DE LATÃO	h=950mm.
PI.	PIA	LUVA/JOELHO Ø20x1/2"–BUCHA LATÃO	h=1200mm.
TQ.	TANQUE	LUVA/JOELHO Ø25x1/2"–BUCHA LATÃO	h=1200mm.
DU.	DUCHINHA	LUVA/JOELHO Ø20x1/2"	h=600mm.
CXD.	CX. DE DESCARGA ACOPLADA	LUVA/JOELHO Ø20x1/2"	h=200mm.
CXD AL/EXT.	CX. DE DESCARGA ALTA OU EXTERNA	LUVA/JOELHO Ø20x1/2"	h=1800mm.
MI.	MICTÓRIO	LUVA/JOELHO Ø20x1/2"–BUCHA LATÃO	h=1100mm.
CH.	CHUVEIRO	LUVA/JOELHO Ø20x1/2"–BUCHA LATÃO	h=2200mm.

OBSERVAÇÃO DE ÁGUA

- 1- A TUBULAÇÃO DE ÁGUA FRIA INTERNA AOS PRÉDIOS DEVERÁ SER EXECUTADA COM TUBOS DE PVC NORMA NBR-5648-ABNT.
- 2- A TUBULAÇÃO AZUL SERÁ INSTALAÇÃO NOVA

TRIBUNAL REGIONAL ELEITORAL DA BAHIA

ACS CONSTRUÇÕES LTDA - NEUTON LUIZ M. BACELAR

03	01/07/2020	ZILEIDE	LISTAS SUFIZI
02	27/04/2020	ZILEIDE	VERIFICAÇÃO
01	01/04/2020	zileide	novo layout
REV. Nº	DATA	RESPONSÁVEL	DESCRIÇÃO

PODER JUDICIÁRIO FEDERAL  
TRIBUNAL REGIONAL ELEITORAL DA BAHIA

SECRETARIA DE GESTÃO DE SERVIÇOS  
COORDENADORIA DE OBRAS E MANUTENÇÃO PREDIAL  
SEÇÃO DE PROJETOS E OBRAS

CLIENTE / ÓRGÃO  
**TRIBUNAL REGIONAL ELEITORAL DA BAHIA**

LOCALIZAÇÃO  
PRIMEIRA AVENIDA DO CENTRO ADMINISTRATIVO DA BAHIA Nº 150

CONTEÚDO  
TRIBUNAL REGIONAL ELEITORAL - SEDE

ASSUNTO  
**PROJETO DE INSTALAÇÕES DE ÁGUA  
PRÉDIO PRINCIPAL PAV TÉRREO SANITÁRIOS**

RESPONSÁVEL TÉCNICO  
ARQUITETO NEUTON LUIZ M. BACELAR

DESENHO  
KOUZO NISHIGUTI

ESCALA  
INDICADA

CAU  
A83002-0

ARQUIVO  
AGG TRE PP N00 REVISÃO 2

DATA  
01/10/2019

TIPO PROJETO  
PRANCHA  
**HA 02/02**

REVISÃO  
**03**