


LEGENDA ÁGUA	
SÍMBOLO	DESCRIÇÃO
	TUBULAÇÃO QUE SOBE, DESCE E PASSA, RESPECTIVAMENTE
	CONJUNTO HIDRÔMETRO
	REGISTRO DE BOIA
	REDUÇÃO
	TE 90° VISTA LATERAL, QUE DESCE, QUE SOBE RESPECTIVAMENTE
	J 45° VISTA EM PLANTA
	J 90° VISTA LATERAL, QUE DESCE, QUE SOBE RESPECTIVAMENTE
	TUBULAÇÃO DE ÁGUA FRIA EXISTENTE
	TUBULAÇÃO DE ÁGUA FRIA NOVA
	R = REGISTRO DE PRESSÃO
	RG = REGISTRO DE GAVETA
	RE = REGISTRO DE ESTEREO

DISCRIMINAÇÃO ÁGUA			
ABREV.	UTILIDADE	PEÇAS DE RECEPÇÃO NA PAREDE OU PISO	ALT. DE INSTALAÇÃO QDO. NÃO INDICADAS
LA.	LAVATÓRIO	LUVA/JOELHO Ø20x1/2"-BUCHA LATÃO	h=600mm.
RG.	REGISTRO GAVETA		h=600mm.
TL.	TORNEIRA PARA LIMPEZA	LUVA/JOELHO Ø20x1/2" C/BUCHA DE	h=600mm.
TJ.	TORNEIRA PARA JARDIM		NO PISO OU h=600 (no parede)
MGR.	MÃO DE LAVAR ROUPAS	JOELHO 90° Ø25x3/4" C/BUCHA DE LATÃO	h=1200mm.
FL.	FILTRO	LUVA/JOELHO Ø20x1/2"-BUCHA LATÃO	h=1300mm.
PR.	PURIFICADOR DE ÁGUA	LUVA/JOELHO Ø25x3/4" C/BUCHA DE LATÃO	h=950mm.
PI.	PIA	LUVA/JOELHO Ø20x1/2"-BUCHA LATÃO	h=1200mm.
TO.	TANQUE	LUVA/JOELHO Ø25x1/2"-BUCHA LATÃO	h=1200mm.
DU.	DUCHINHA	LUVA/JOELHO Ø20x1/2"	h=600mm.
CXD.	CX. DE DESCARGA ACOPLADA	LUVA/JOELHO Ø20x1/2"	h=200mm.
CXD AL/EXT.	CX. DE DESCARGA ALTA OU EXTERNA	LUVA/JOELHO Ø20x1/2"	h=1800mm.
MI.	MICRÓRIO	LUVA/JOELHO Ø20x1/2"-BUCHA LATÃO	h=1100mm.
CH.	CHUVEIRO	LUVA/JOELHO Ø20x1/2"-BUCHA LATÃO	h=2200mm.

OBSERVAÇÃO DE ÁGUA  
1- A TUBULAÇÃO DE ÁGUA FRIA INTERNA AOS PREDIOS DEVERÁ SER EXECUTADA COM TUBOS DE PVC NORMA NBR-5648-ABNT.

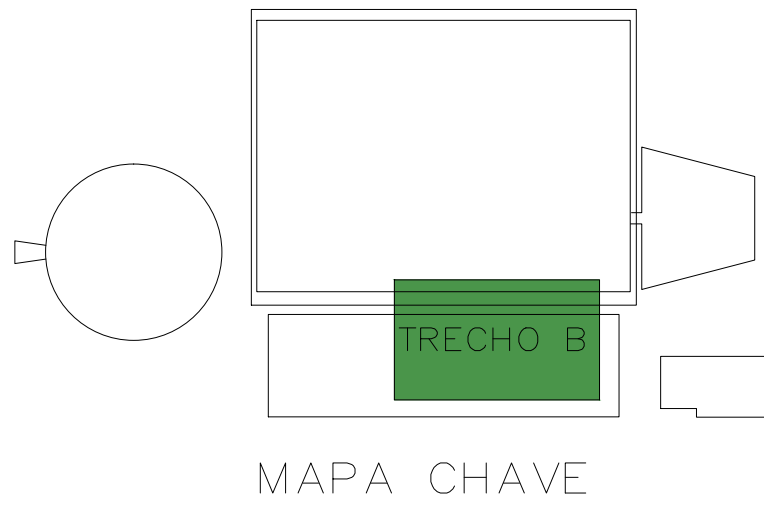

TRIBUNAL REGIONAL ELEITORAL DA BAHIA  
ACS CONSTRUÇÕES LTDA - RUA LUIZ M. BACELAR

03	14/08/2020	ZIL EIDE	14/08/2020
02	03/07/2020	ZIL EIDE	03/07/2020
01	20/04/2020	ZIL EIDE	03/03/2020
REV Nº	DATA	RESPONSÁVEL	DESCRIÇÃO

**PODER JUDICIÁRIO FEDERAL**  
**TRIBUNAL REGIONAL ELEITORAL DA BAHIA**  
SECRETARIA DE GESTÃO DE SERVIÇOS  
COORDENADORIA DE OBRAS E MANUTENÇÃO PREDIAL  
SEÇÃO DE PROJETOS E OBRAS

**TRIBUNAL REGIONAL ELEITORAL DA BAHIA**  
PRIMEIRA AVENIDA DO CENTRO ADMINISTRATIVO DA BAHIA Nº 150  
CONTÉIDOR  
**TRIBUNAL REGIONAL ELEITORAL - SEDE**  
ASSUNTO  
**PROJETO DE INSTALAÇÕES DE ÁGUA BLOCO DE SERVIÇO TRECHO B**

**RESPONSÁVEL TÉCNICO**  
ARQUITETO NEUTON LUIZ M. BACELAR  
CRL  
A83002-0

**PROJETO**  
INSTALAÇÕES  
FRANCA  
HA 03/08

LOCALIZAÇÃO  
PRIMEIRA AVENIDA DO CENTRO ADMINISTRATIVO DA BAHIA Nº 150

MUNICÍPIO  
**SALVADOR**

TIPO SERVIÇO  
**REFORMA**

REVISÃO  
**03**

PLANTA BAIXA TRECHO B  
Escala 1/25  
Cotas em mm.

01/10/2019