

FUNCIONOS

RESTAURANTE

REFEITÓRIO

COZINHA


DOCAS/ASPECIA  
DOS PRODUTOS

DESPENSA DE  
MATERIAIS


AÇOUCHE  
CLIMATIZADO

ESCRIT.

DETALHE 5  
DETALHE DA COZINHA  
Escala 1/20  
Cotas em mm.

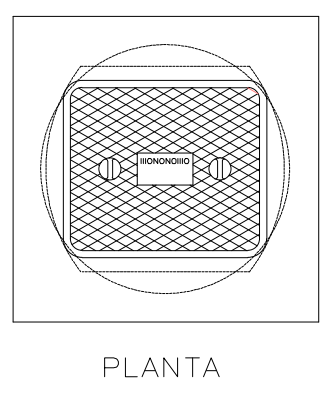

PLANTA

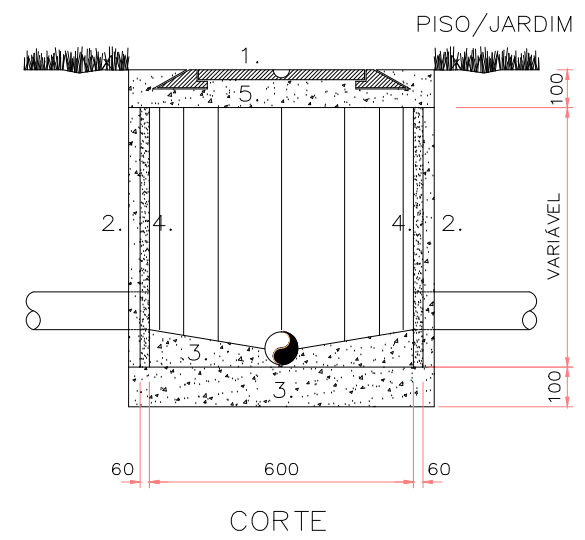


CORTE


CAIXA DE INSPEÇÃO Ø600  
ESC. 1/20

LEGENDA

1-TAMPAO DE FFP\* ARTICULAVEL  
2-ANEL DE CONCRETO PREMOLDADO  
3-LAJE DE CONCRETO MAGRO  
4-ARGAMASSA TRAÇO 1:3  
5-LAJE DE CONCRETO ARMADO.

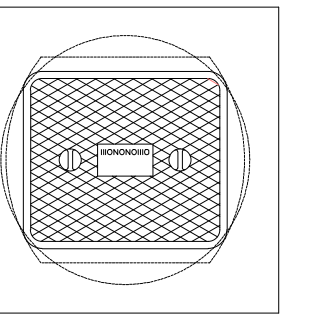

PLANTA

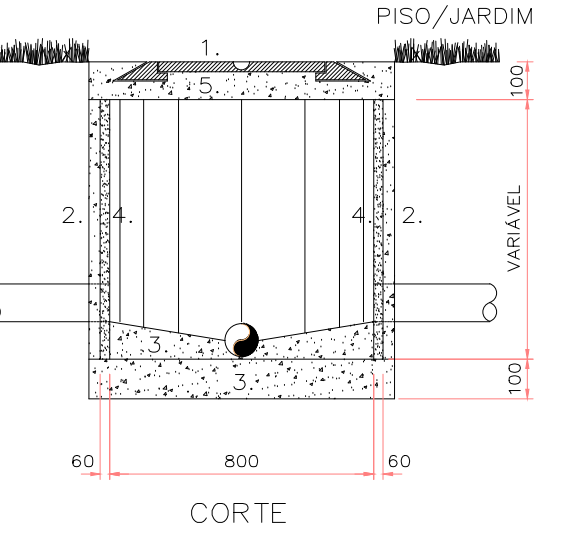


CORTE


CAIXA DE INSPEÇÃO Ø800  
ESC. 1/20

LEGENDA

1-TAMPAO DE FFP\* ARTICULAVEL  
2-ANEL DE CONCRETO PREMOLDADO  
3-LAJE DE CONCRETO MAGRO  
4-ARGAMASSA TRAÇO 1:3  
5-LAJE DE CONCRETO ARMADO.

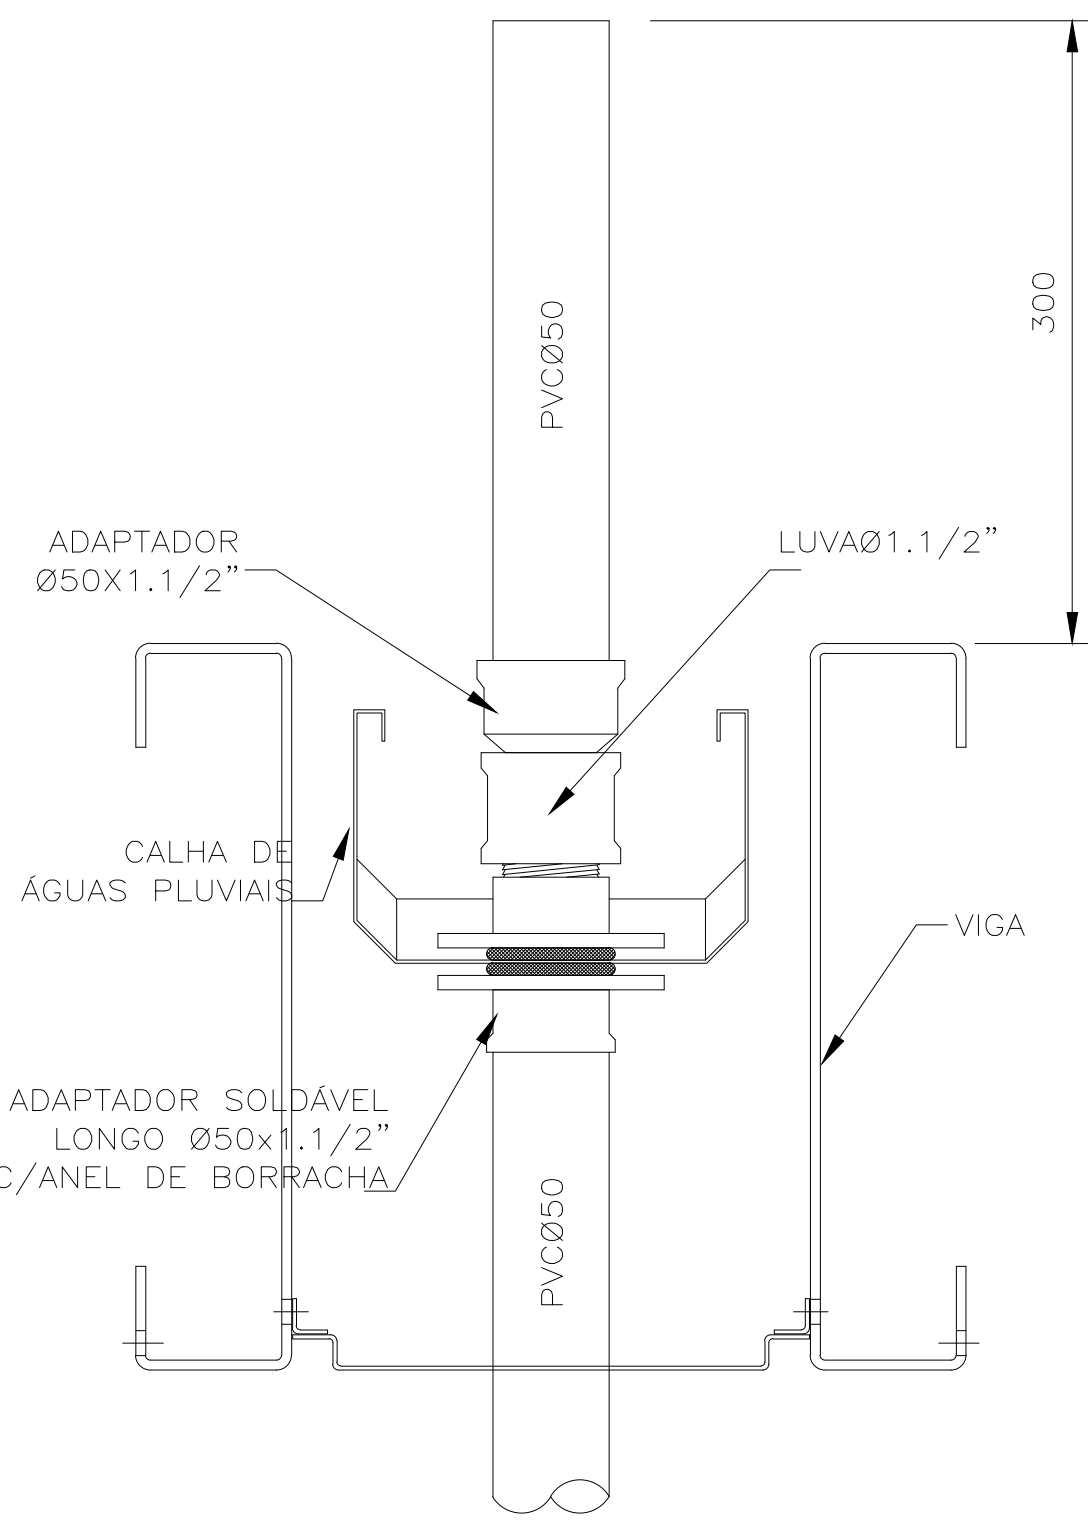


DET. GERAL DA SAIDA DE VENTILAÇÃO  
ATRAVES DA CALHA DE AGUAS PLUVIAIS  
ESCALA: 1/5

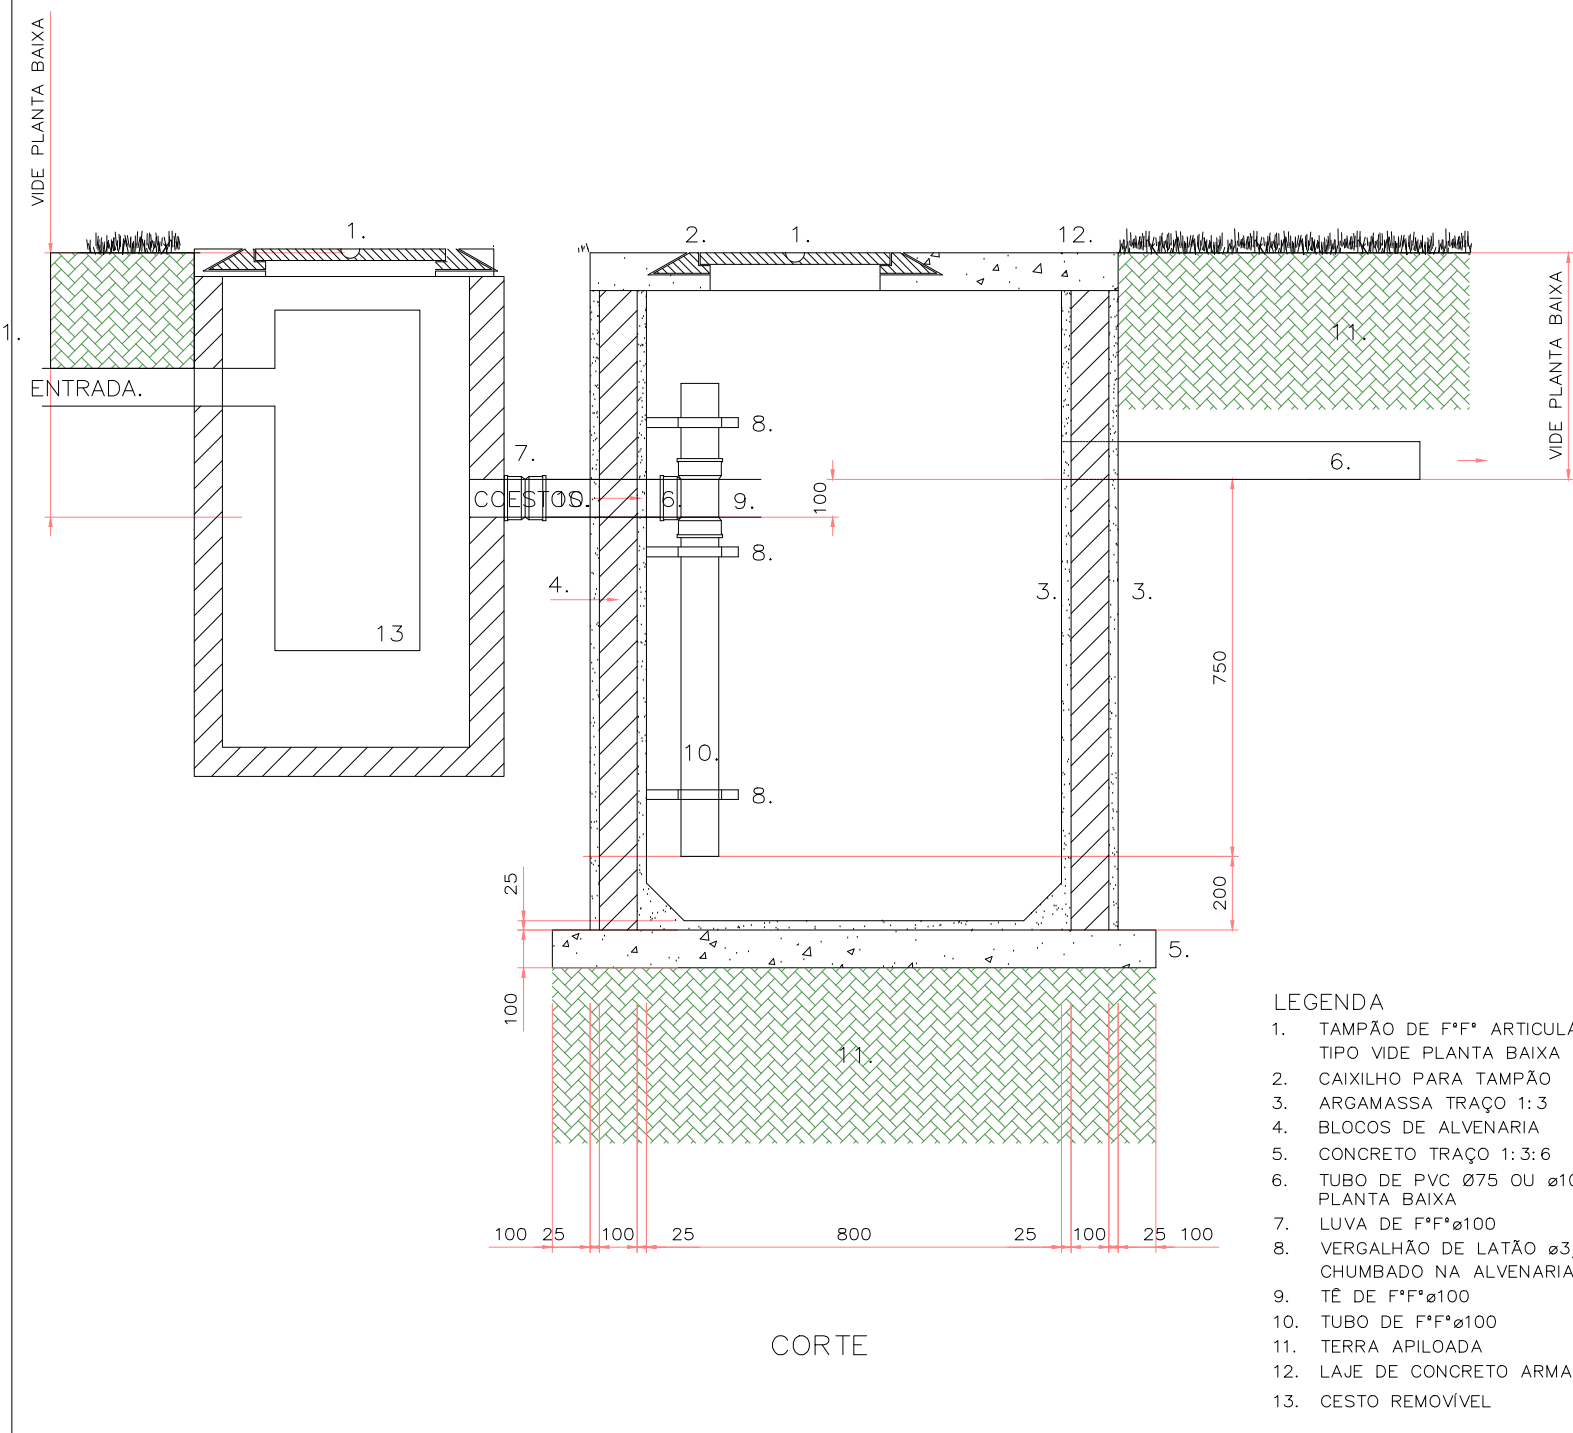

CORTE

LEGENDA

1-TAMPAO DE FFP\* ARTICULAVEL  
2-ANEL DE CONCRETO PREMOLDADO  
3-LAJE DE CONCRETO MAGRO  
4-ARGAMASSA TRAÇO 1:3  
5-CONCRETO TRAÇO 1:3:6  
6-TUBO DE PVC Ø75 OU Ø100 VIDE PLANTA BAIXA  
7-LUVA DE FFP\* Ø100  
8-VERSALHO DE LATÃO 43/4" CHABADO NA ALVENARIA  
9-VE DE FFP\* Ø100  
10-TUBO DE FFP\* Ø100  
11-TORNA ALICADA  
12-LAJE DE CONCRETO ARMADO  
13-CESTO REMOVIVEL

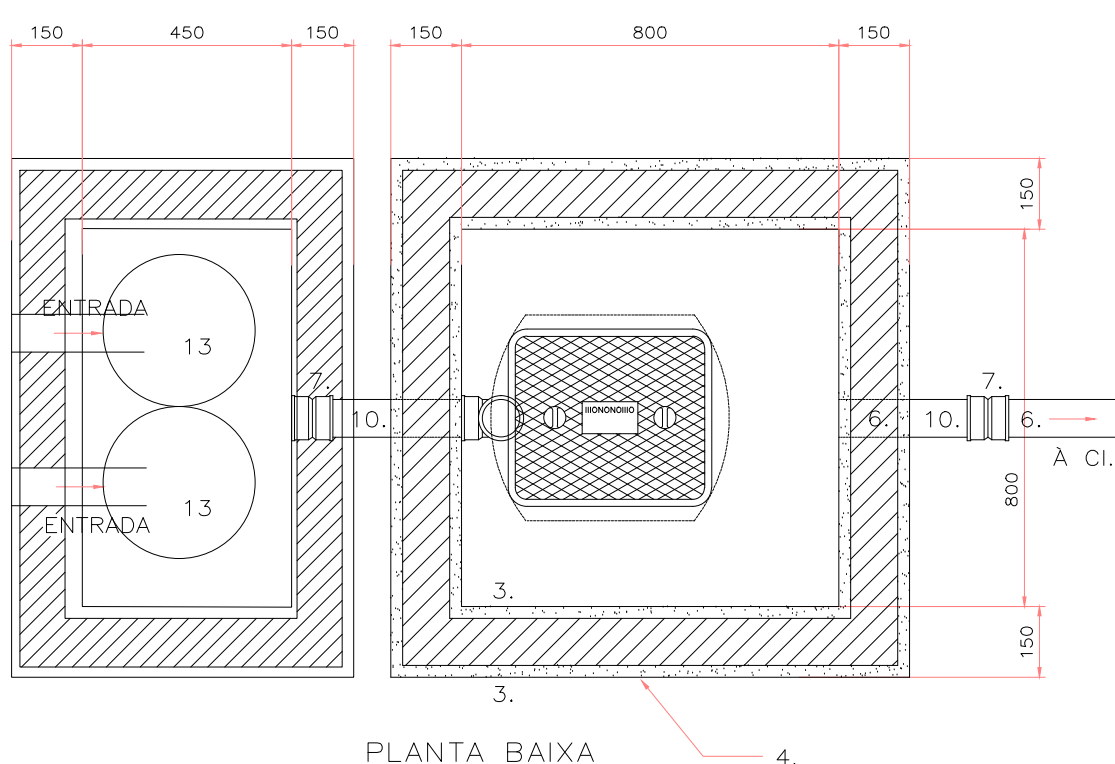

PLANTA BAIXA

CAIXA  
PARA GORDURA  
CAPACIDADE: 0,75m<sup>3</sup>  
ESCALA: 1/20  
Cotas em mm.

OBSERVAÇÕES ESGOTO

1-A TUBULAÇÃO DE ESGOTO PRIMARIO E SECUNDARIO INTERNA AOS PREDIOS SERA EXECUTADA COM TUBOS DE PVC NORMA NBR-5628-91/1.

2-DECLIVIDADE MINIMA:  
Ø200 = 0,5%  
Ø100 = 1 %  
Ø75 = 2 %  
Ø40 E SO = 3%

3-A COLLUNA DE VENTILAÇÃO DEVERA SAIR CONFORME DETALHE

LEGENDA ESGOTO

- CAIXA DE INSPEÇÃO A DEMOLIR.
- CAIXA DE INSPEÇÃO EXISTENTE CIRCULAR, DE ANEL DE CONCRETO, TAMPA DE FFP\*, CONFORME INDICAÇÃO EM PLANTA E DETALHE.
- CAIXA DE INSPEÇÃO CIRCULAR, DE ANEL DE CONCRETO, TAMPA DE FFP\*, CONFORME INDICAÇÃO EM PLANTA E DETALHE.
- CAIXA DE GORDURA EM ALVENARIA 800x450x600 C/TAMPA DE FFP\* A-15 ARTICULAVEL COM CESTO REMOVIVEL
- RALO SIFONADO COM INDICAÇÃO DE DIÂMETRO
- CAIXA SIFONADA DE PVC, COM GRELHA, Ø150x50x40
- CAIXA SIFONADA DE PVC, COM GRELHA, Ø100x50x40
- CAIXA SIFONADA DE PVC, PARA GORDURA COM GRELHA, Ø100x150x40
- CAIXA SIFONADA DE PVC, COM TAMPA, Ø250x230x75
- CAIXA SIFONADA DE PVC, PARA GORDURA, COM TAMPA, Ø250x230x75
- CAIXA SIFONADA DE PVC, COM TAMPA, Ø150x75x50
- PORTA GRELHA C/TAMPA P/INSPEÇÃO SOBRE CURVA 90°
- CAIXA 150x150 COM GRELHA METALICA
- CAIXA DE GORDURA EM PVC Ø300x100
- TUBULAÇÃO NOVA DE PVC PARA VENTILAÇÃO.
- TUBULAÇÃO NOVA DE PVC PARA ESGOTO SECUNDARIO.
- TUBULAÇÃO NOVA DE PVC PARA ESGOTO PRIMARIO.
- TUBULAÇÃO EXISTENTE DE PVC PARA ESGOTO

TRIBUNAL REGIONAL ELEITORAL DA BAHIA

ACS CONSTRUÇÕES LTDA - NEUTON LUIZ M. BACELAR

Marcelo Zileide Moreira Junior

REV. Nº	DATA	RESPONSÁVEL	DESCRIÇÃO
04	02/10/2020	ZILEIDE	REVISÃO
03	14/08/2020	ZILEIDE	REVISÃO
02	22/07/2020	ZILEIDE	REVISÃO

PODER JUDICIÁRIO FEDERAL

TRIBUNAL REGIONAL ELEITORAL DA BAHIA

SECRETARIA DE GESTÃO DE SERVIÇOS

COORDENADORIA DE OBRAS E MANUTENÇÃO PREDIAL

SEÇÃO DE PROJETOS E OBRAS

PROJETO DE INSTALAÇÕES DE ESGOTO

DETALHE 5 DO BLOCO DE SERVIÇO

REPROJETO: NEUTON LUIZ M. BACELAR

CAIXA: A33002-0

TIPO PROJETO: INSTALAÇÕES

DESENHO: KOUZO NISHIGUTI

ESCALA: 1/20

DATA: 01/10/2019

REVISÃO: 04

HE 04/05